

钦州西收费站管理区执法营房维修维护项目

(施工图)

建设单位：广西壮族自治区交通运输综合行政执法局

设计单位：中设建联工程设计有限公司

设计时间：二〇二六年二月



中设建联

ZHONG SHE JIAN LIAN

建筑工程设计甲级证书、市政行业乙级
工程勘察专业类岩土工程(勘察)乙级
城乡规划编制乙级、风景园林工程乙级
化工石化医药行业乙级

中设建联工程设计有限公司

CSCE Jianlian Engineering Design Co., Ltd

业务号
Project No. ZC-2026-GX-NNF-004

专业
Discipline 建筑

设计阶段
Stage 施 设

图 号
Drawing No. JS-01

日 期
Date 2026. 02


建设单位 Client	广西壮族自治区交通运输综合行政执法局
工程名称 Project Name	钦州西收费站管理区执法营房维修维护项目
图纸名称 Drawing Title	图纸目录

此图纸必须经图纸审图机构审查合格盖章,并经消防审批部门审查合格盖章后方可施工.

图 纸 目 录

Drawing List

序号 S.N	图纸名称 Drawing Title	图 号 Drawing No.	图 幅 Size	备 注 Comments
00	一层平面图(原始图)	JZ-01	A2	
01	二层平面图(原始图)	JZ-02	A2	
02	三层平面图(原始图) 四层平面图(原始图)	JZ-03	A2	
03	天面平面图(原始图)	JZ-04	A3	
04	一层维修围护明细表 二层维修围护明细表	JZ-05	A3	
05	三层维修围护明细表 四层、宿舍楼、食堂维修围护明细表	JZ-06	A3	
06	其它维修围护电气设备材料表	JZ-07	A3	
07	一层维修平面图	JZ-08	A2	
08	二层维修平面图	JZ-09	A2	
09	三层维修平面图 四层维修平面图	JZ-10	A2	
10	天面维修平面图	JZ-11	A3	
11	一层天花维修平面图	JZ-12	A2	
12	二层天花维修平面图	JZ-13	A2	
13	三层天花维修平面图	JZ-14	A2	
14				
15				
16				
17				
18				
19				
20				
21				
22				
23				
24				
25				

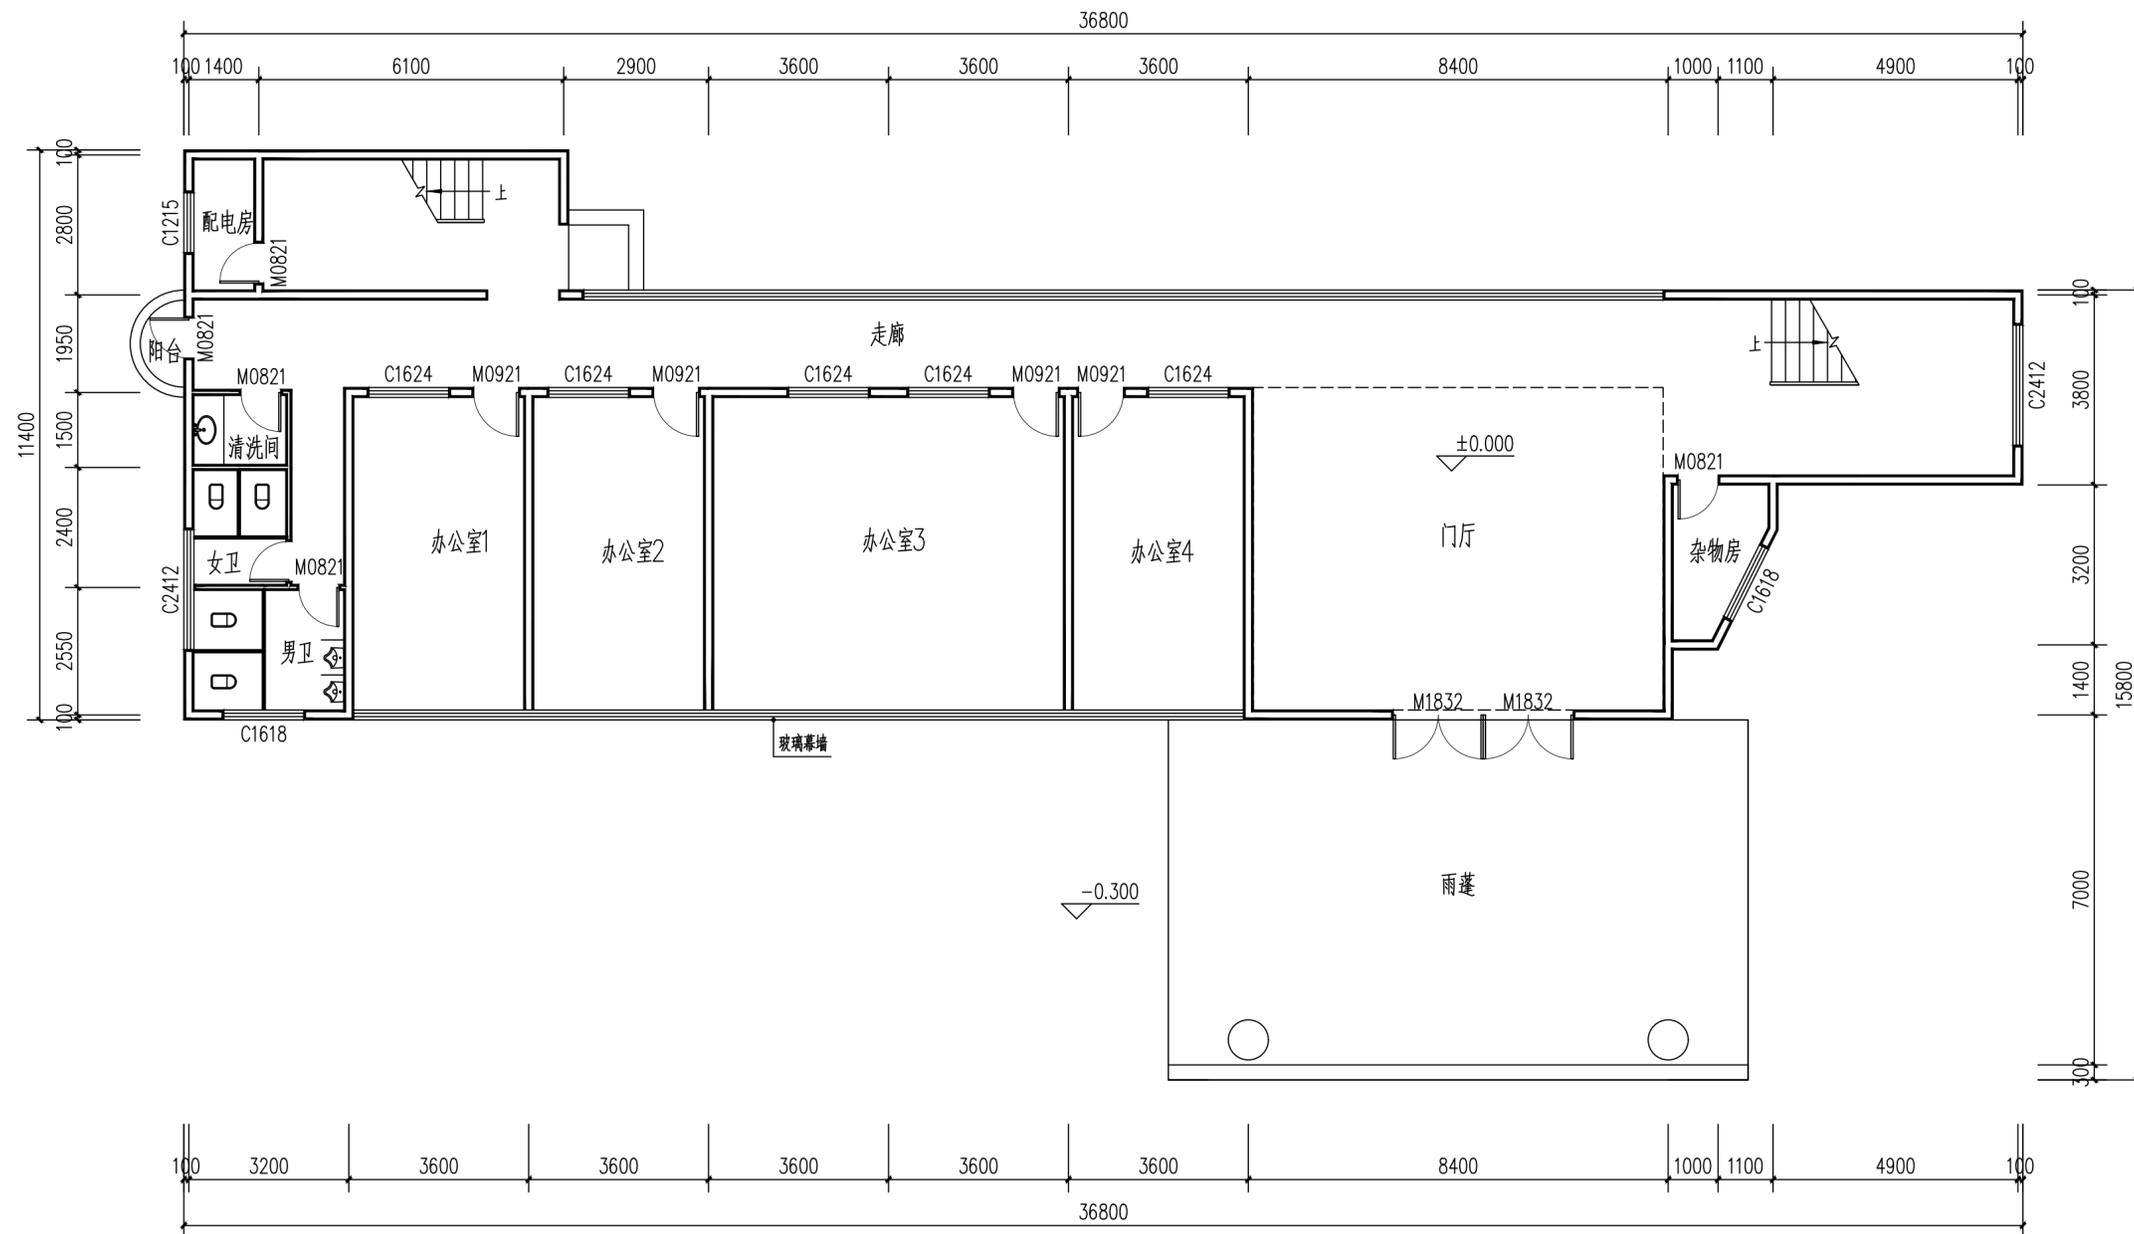

一层平面图(原始图) 1:100

备注 Comments

导图 GENERAL DRAWINGS

联系电话
刘院长: 17649881111

审核 Verified by	校对 Checked by	设计 Designer	制图 Drawn By
-------------------	------------------	----------------	----------------

设计单位 DESIGN INSTITUTE



中设建联
ZHONG SHE JIAN LIAN
中设建联工程设计有限公司

CSCe Jianlian Engineering Design Co., Ltd

证书
 建筑工程设计甲级
 证书编号: A122011001-6/1
 市政行业乙级
 证书编号: A222011008
 工程勘察专业类岩土工程(勘察)乙级
 证书编号: B222015022
 城乡规划编制乙级资质证书编号:
 证书编号: 吉自资规乙字23220030
 市政行业乙级、商物换行业(粮食工程)专业乙级
 电力行业(新能源发电、送电、变电)专业乙级
 风景园林工程设计专项乙级、化工石化医药行业乙级

单位出图专用章 Stamp of Design Flat

注册执业专用章 Stamp of Registration

建设单位 Client
广西壮族自治区交通运输综合行政执法局

工程名称 Project Name
钦州西收费站管理区执法营房
维修维护项目

图纸名称 Drawing Title
一层平面图(原始图)

业务号 Project No.
ZC-2026-GX-NNF-004

审定 Approved by
刘峰 刘峰

审核 Verified by
高洪艳 高洪艳

项目负责人 Project manager
战荫宝 战荫宝

专业负责人 Profession manager
战荫宝 战荫宝

校对 Checked by
蒋世强 蒋世强

设计 Designer
于越洋 于越洋


制图 Drawn By
于越洋 于越洋

专业 Discipline
建筑 设计阶段 Stage
施工

版本编号 Version No.
01 图号 Drawing No.
JZ-01


比例 Scale
1:100 日期 Date
2026.02

此图纸须经纸质审图机构审查合格盖章
并经消防审图部门审查合格盖章后方可施工

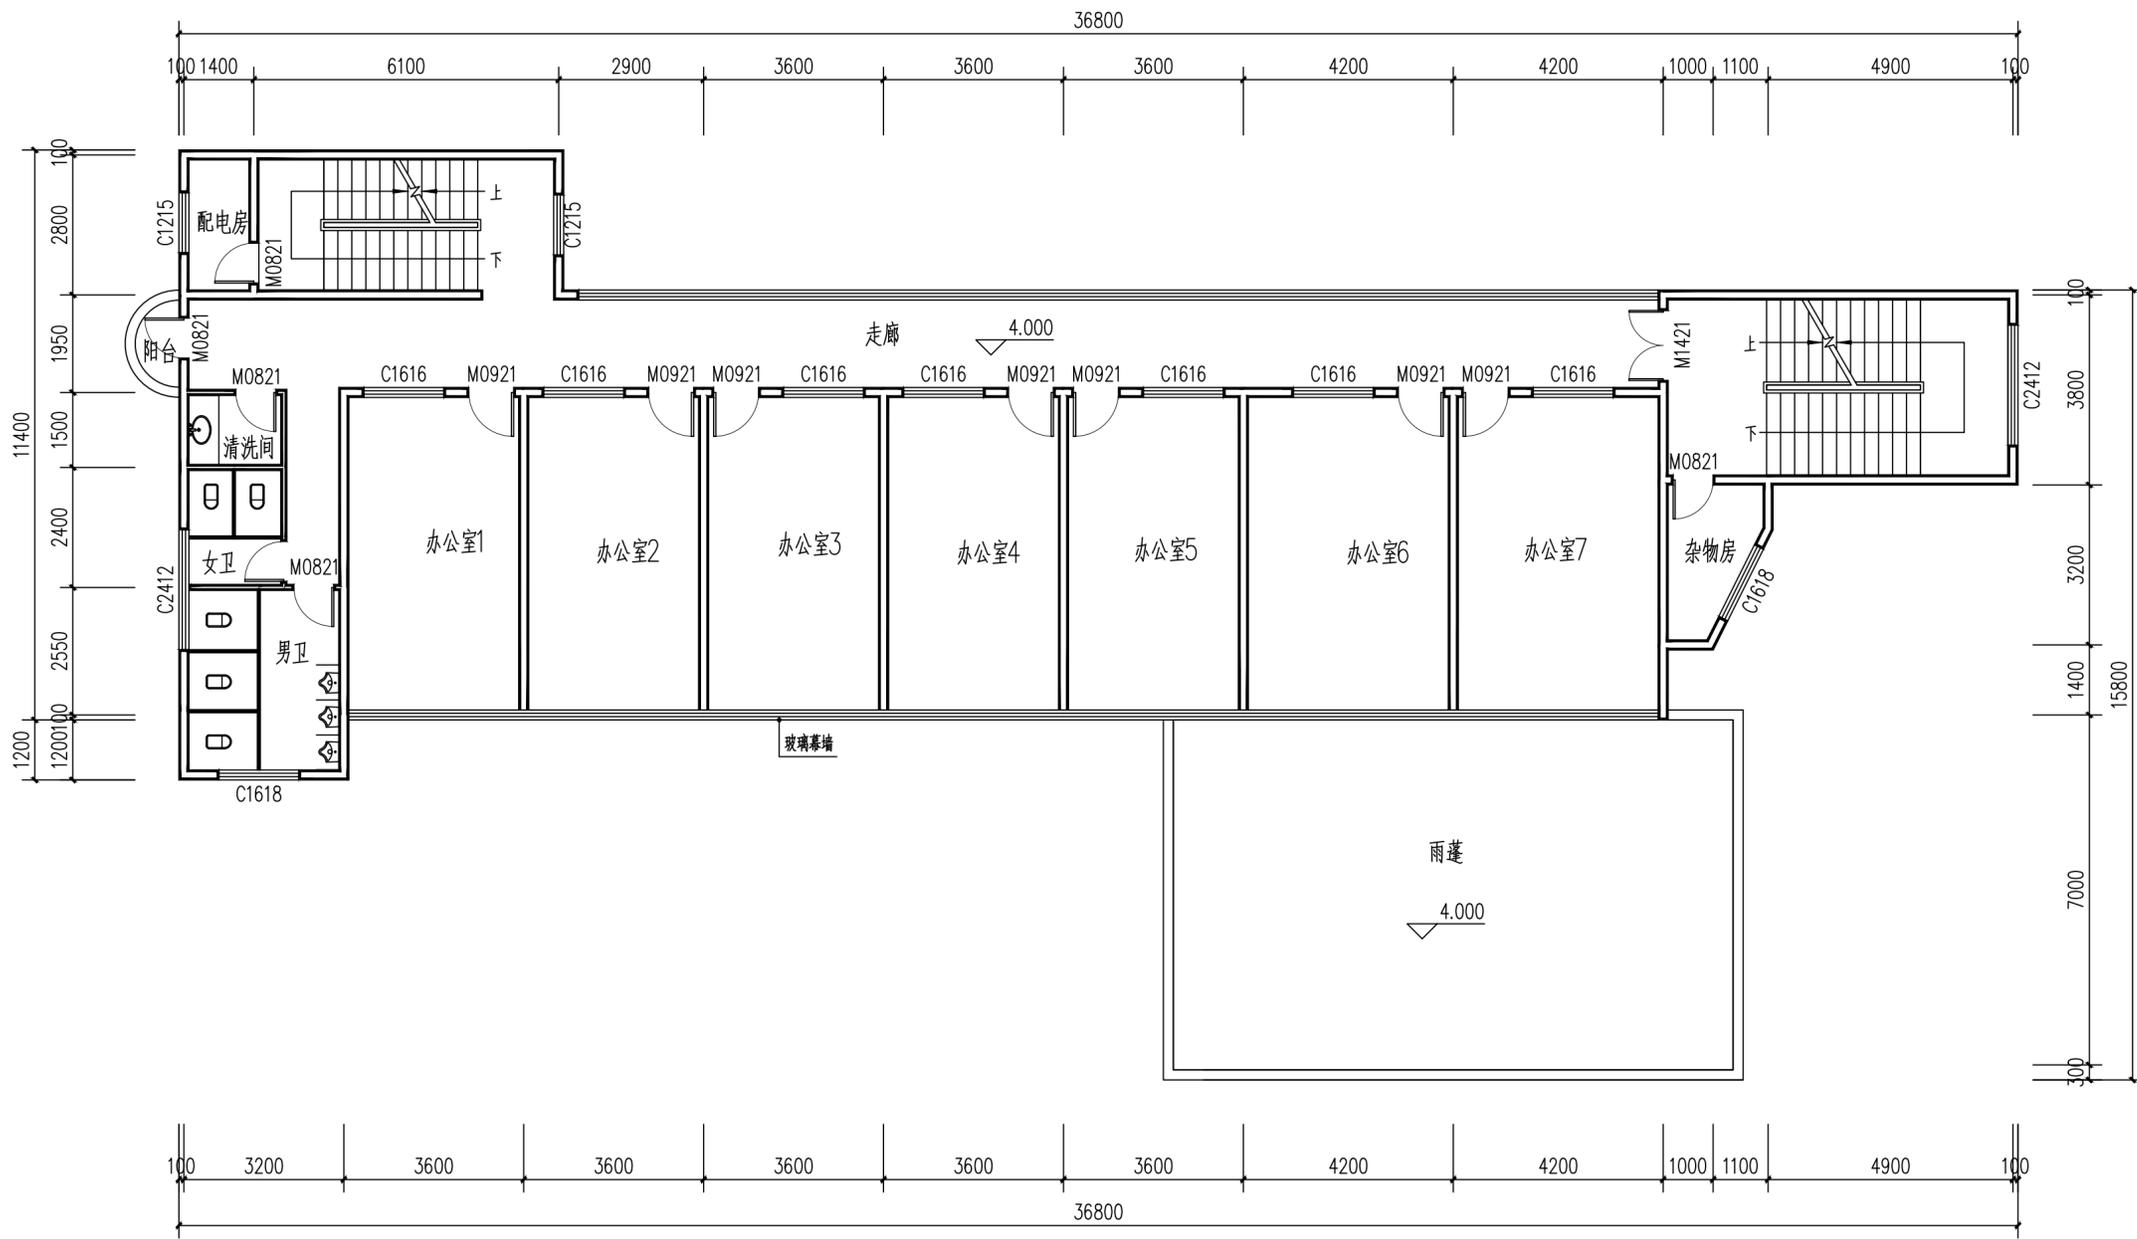


二层平面图(原始图) 1:100

备注 Comments			
导图 GENERAL DRAWINGS			
联系电话 刘院长: 17649881111			
审核 Verified by	校对 Checked by	设计 Designer	制图 Drawn By
设计单位 DESIGN INSTITUTE			
 中设建联 ZHONG SHE JIAN LIAN 中设建联工程设计有限公司			
CSCE Jianlian Engineering Design Co., Ltd			
证书	建筑工程设计甲级 证书编号: A122011001-6/1 市政行业乙级 证书编号: A222011008 工程勘察专业类岩土工程(勘察)乙级 证书编号: B222015022 城乡规划编制乙级资质证书编号: 证书编号: 吉自资规乙字23220030 市政行业乙级、商物换行业(粮食工程)专业乙级 电力行业(新能源发电、送电、变电)专业乙级 风景园林工程设计专项乙级、化工石化医药行业乙级		
单位出图专用章 Stamp of Design Flat			
注册执业专用章 Stamp of Registration			
建设单位 Client	广西壮族自治区交通运输综合行政执法局		
工程名称 Project Name	钦州西收费站管理区执法营房维护项目		
图纸名称 Drawing Title	二层平面图(原始图)		
业号 Project No.	ZC-2026-GX-NNF-004		
审定 Approved by	刘峰	刘峰	
审核 Verified by	高洪艳	高洪艳	
项目负责人 Project manager	战荫宝	战荫宝	
专业负责人 Profession manager	战荫宝	战荫宝	
校对 Checked by	蒋世强	蒋世强	
设计 Designer	于越洋	于越洋	
制图 Drawn By	于越洋	于越洋	
专业 Discipline	建筑	设计阶段 Stage	施工图
版本编号 Version No.	01	图号 Drawing No.	JZ-02
比例 Scale	1:100	日期 Date	2026.02
此图须经施工图审查合格盖章 并经消防审批部门审查合格盖章后方可施工			

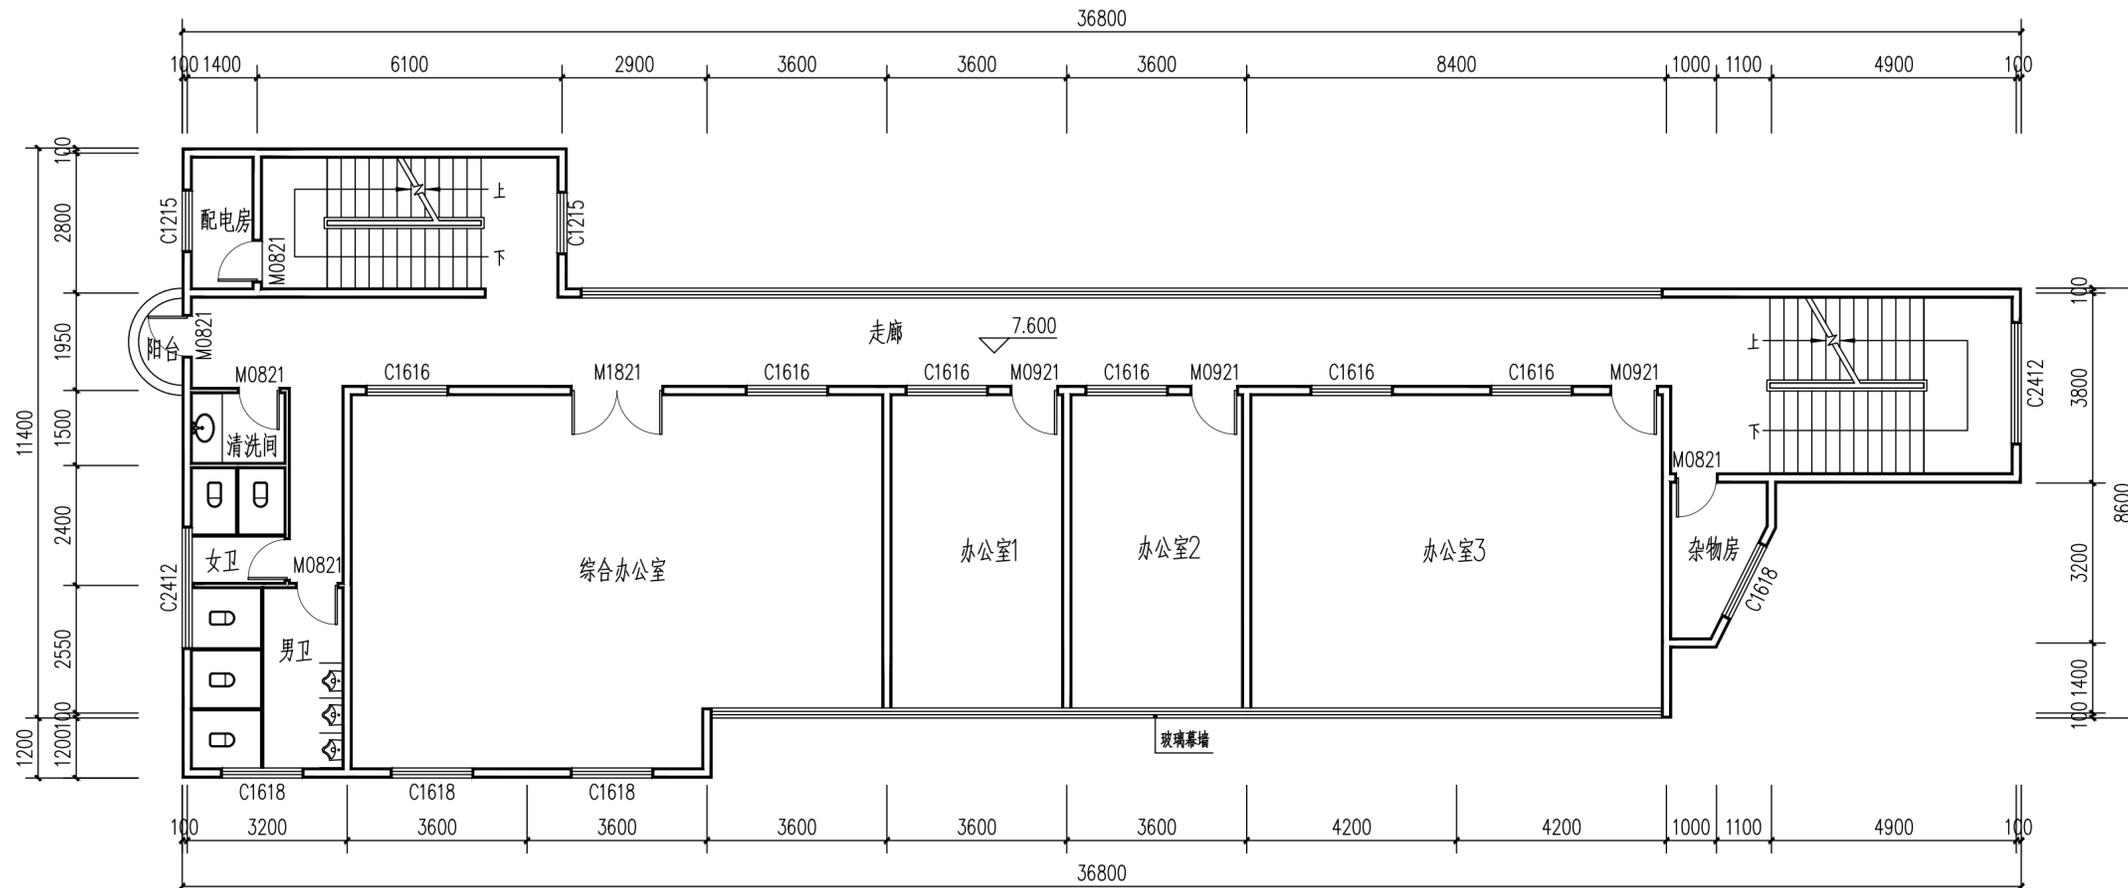


三层平面图(原始图) 1:100

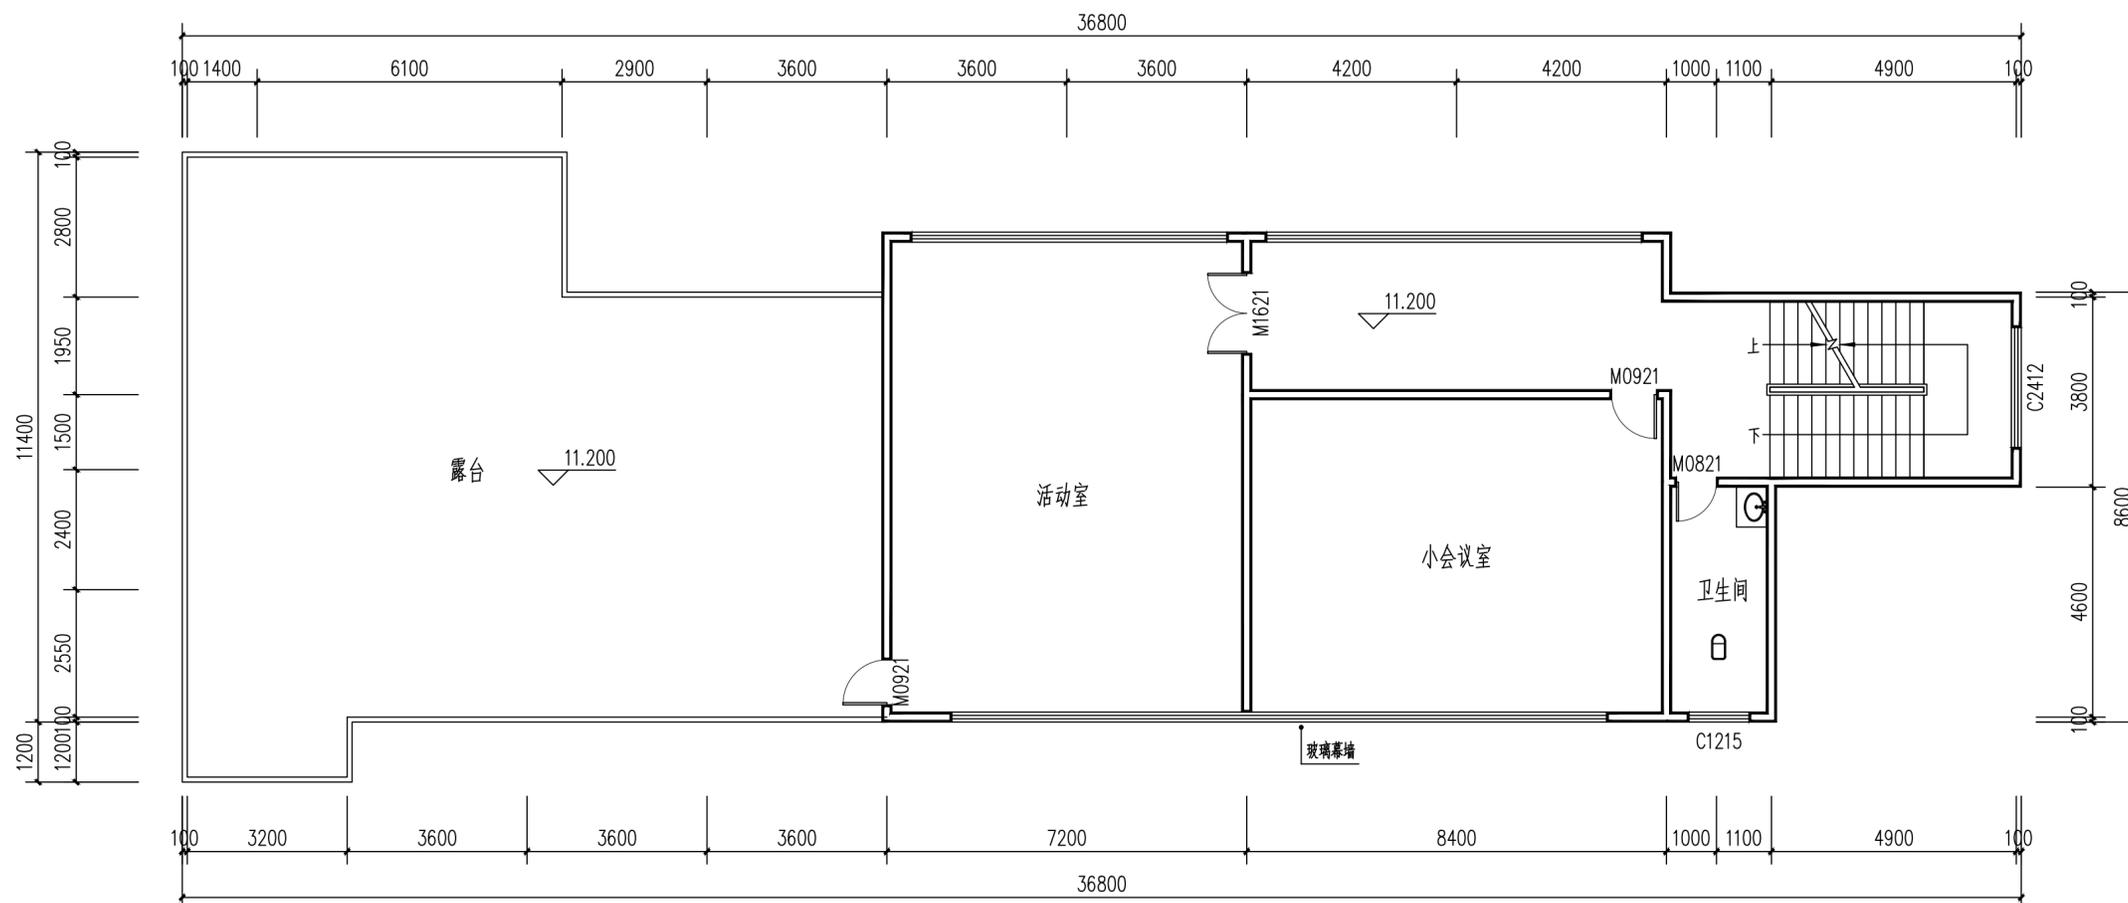

四层平面图(原始图) 1:100

备注 Comments	
导图 GENERAL DRAWINGS	
联系电话 刘院长: 17649881111	
审核 Verified by	校对 Checked by
设计 Designer	制图 Drawn By
设计单位 DESIGN INSTITUTE	
 中设建联 ZHONG SHE JIAN LIAN 中设建联工程设计有限公司	
CSCE Jianlian Engineering Design Co., Ltd	
证书	建筑设计甲级 证书编号: A122011001-6/1 市政行业乙级 证书编号: A222011008 工程勘察专业类岩土工程(勘察)乙级 证书编号: B222015022 城乡规划编制乙级资质证书编号: 证书编号: 吉自资规乙字23220030 市政行业乙级、商物换行业(粮食工程)专业乙级 电力行业(新能源发电、送电、变电)专业乙级 风景园林工程设计专项乙级、化工石化医药行业乙级
单位出图专用章 Stamp of Design Flat	
注册执业专用章 Stamp of Registration	
建设单位 Client	广西壮族自治区交通运输综合行政执法局
工程名称 Project Name	钦州西收费站管理区执法营房 维护维护项目
图名 Drawing Title	三层平面图(原始图) 四层平面图(原始图)
业务号 Project No.	ZC-2026-GX-NNF-004
审定 Approved by	刘峰
审核 Verified by	高洪艳
项目负责人 Project manager	战荫宝
专业负责人 Profession manager	战荫宝
校对 Checked by	蒋世强
设计 Designer	于越洋
制图 Drawn By	于越洋
专业 Discipline	建筑
设计阶段 Stage	方案设计
版本编号 Version No.	01
图号 Drawing No.	JZ-03
比例 Scale	1:100
日期 Date	2026.02
此图纸须经图审机构审查合格盖章 并经消防审批部门审查合格盖章后方可施工	

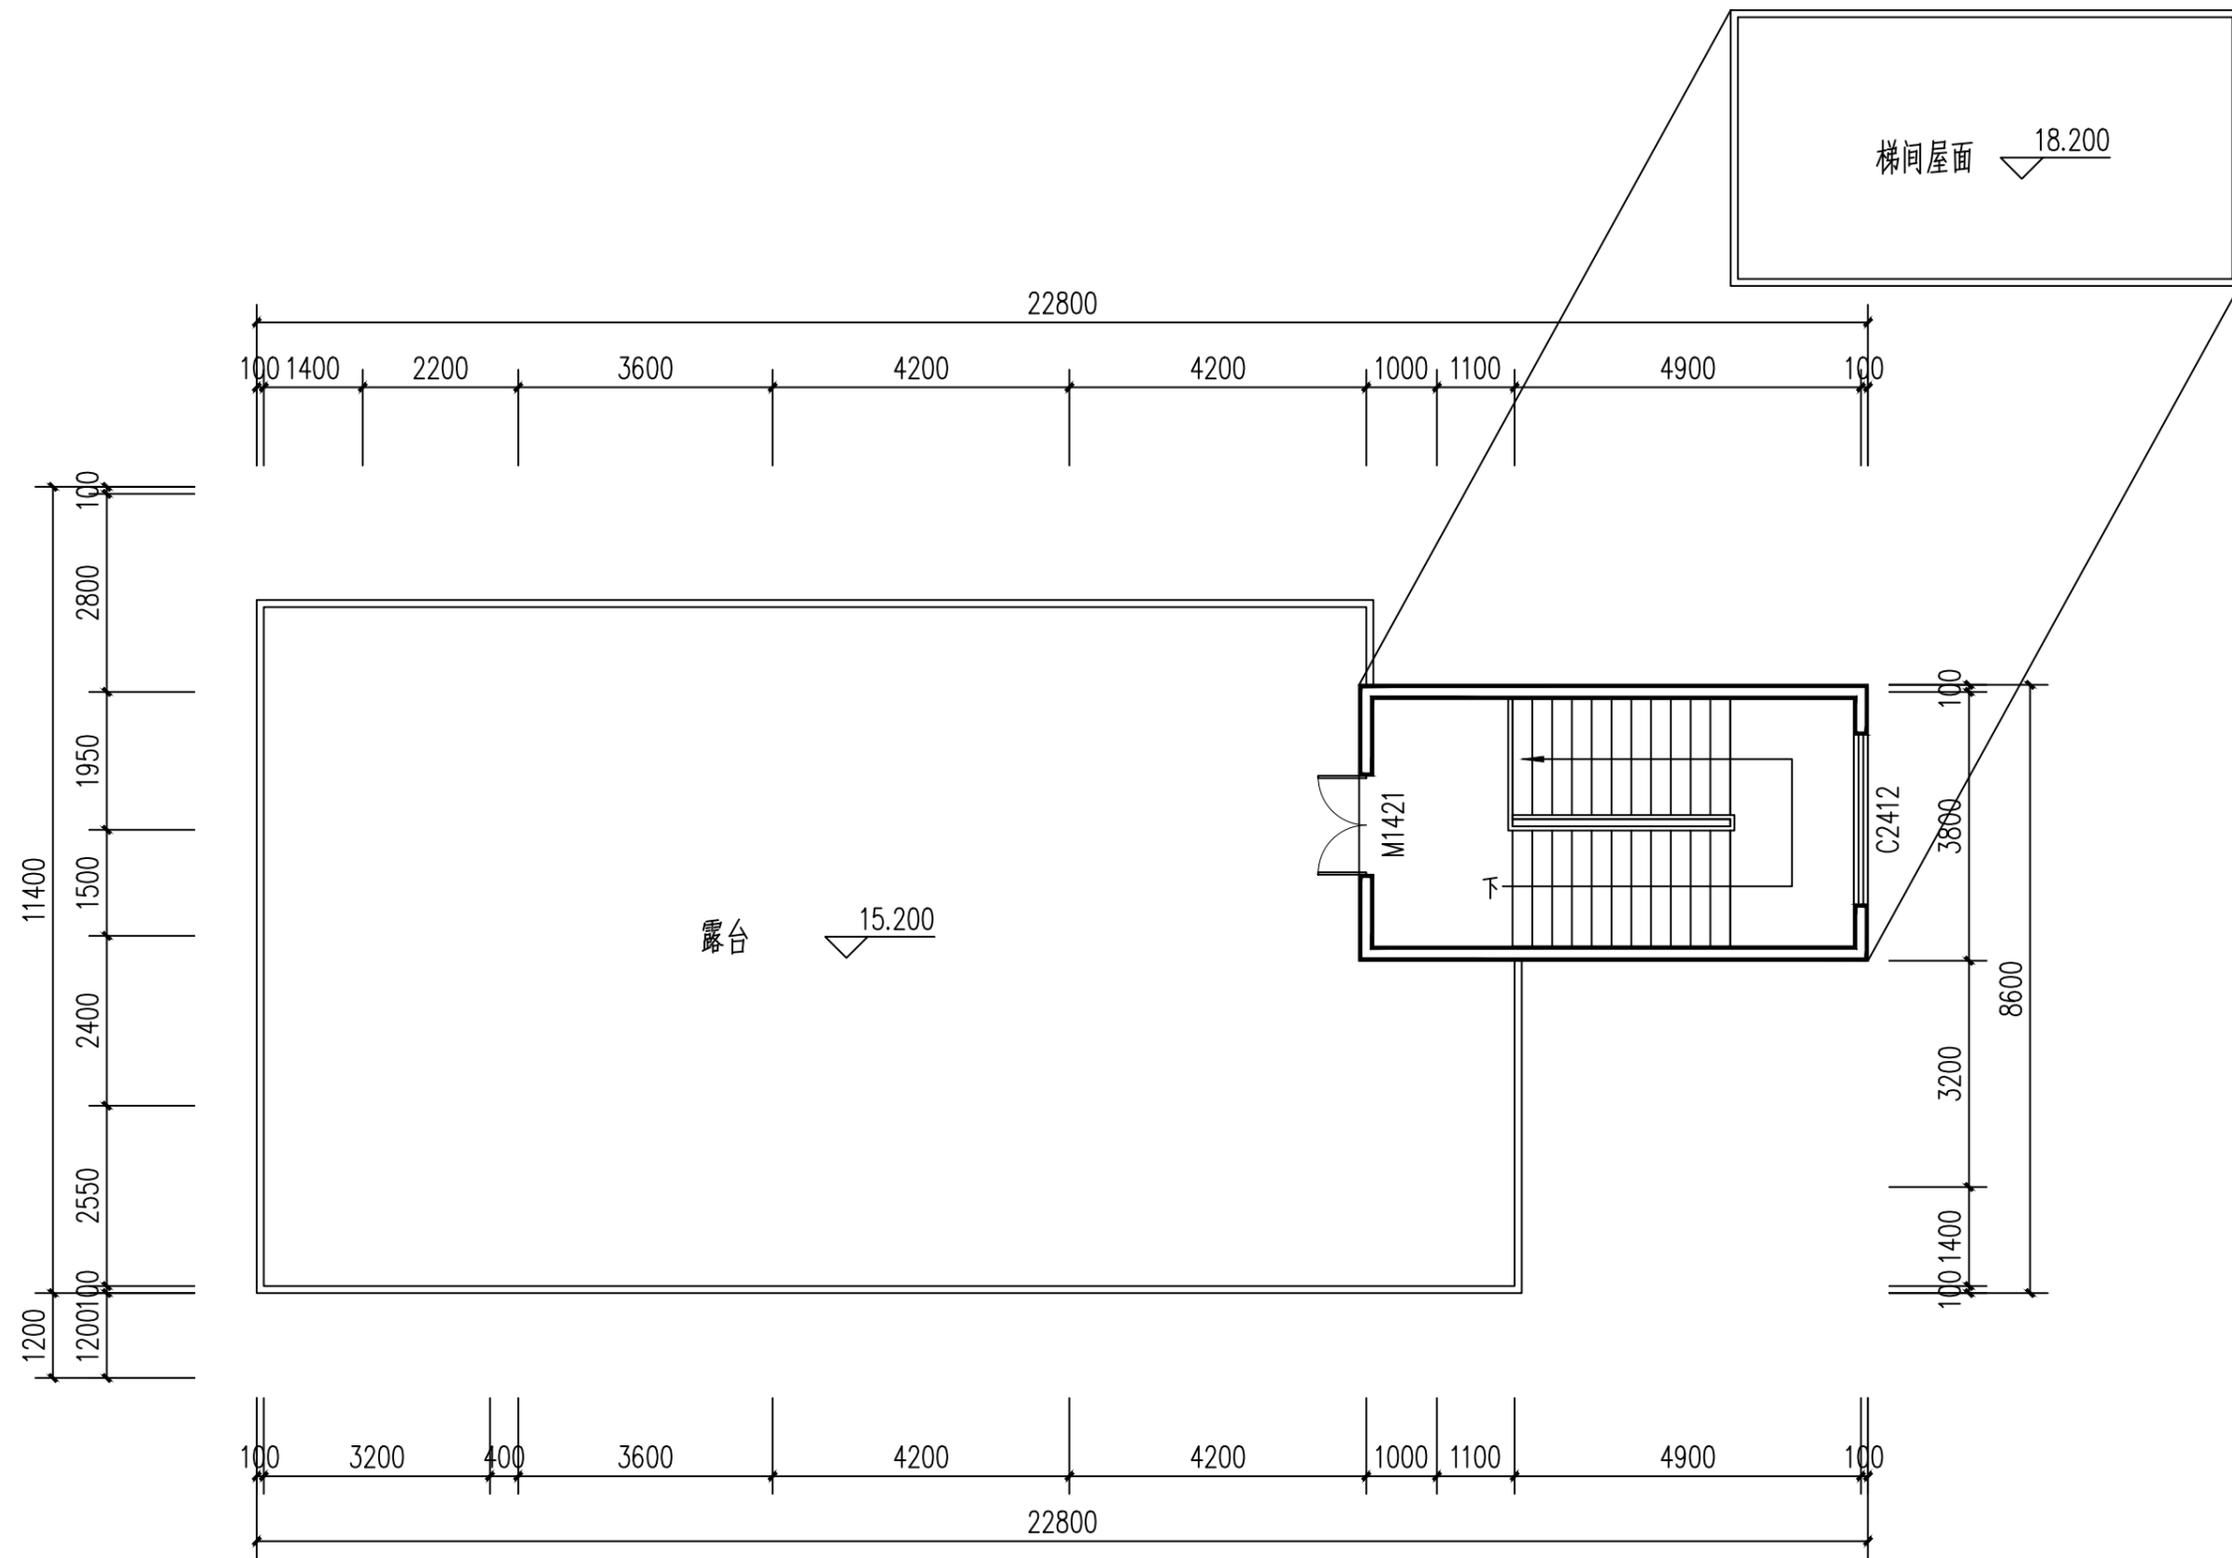

天面平面图(原始图) 1:100

设计单位 DESIGN INSTITUTE



中设建联
ZHONG SHE JIAN LIAN

中设建联工程设计有限公司

CSCE Jianlian Engineering Design Co., Ltd

证书

建筑工程设计甲级
 证书编号: A122011001-6/1
 市政行业乙级
 证书编号: A222011008
 工程勘察专业类岩土工程(勘察)乙级
 证书编号: B222015022
 城乡规划编制乙级资质证书编号:
 证书编号: 吉自资规乙字23220030
 市政行业乙级、商物粮行业(粮食工程)专业乙级
 电力行业(新能源发电、送电、变电)专业乙级
 风景园林工程设计专项乙级、化工石化医药行业乙级

单位出图专用章 Stamp of Design Flat

注册执业专用章 Stamp of Registration

建设单位 Client 广西壮族自治区交通运输综合行政执法局

工程名称 Project Name 钦州西收费站管理区执法营房维修维护项目

图纸名称 Drawing Title 天面平面图(原始图)

业务号 Project No. ZC-2026-GX-NNF-004

审定 Approved by 刘峰 刘峰

审核 Verified by 高洪艳 高洪艳

项目负责人 Project manager 战荫宝 战荫宝

专业负责人 Profession manager 战荫宝

校对 Checked by 蒋世强 蒋世强

设计 Designer 于越洋 于越洋

制图 Drawn By 于越洋 于越洋

专业 Discipline 建筑 设计阶段 Stage 施工

版本编号 Version No. 01 图号 Drawing No. JZ-04

比例 Scale 1:100 日期 Date 2026.02

此图纸必须经图纸审图机构审查合格盖章


并经消防审批部门审查合格盖章后方可施工

一层维修维护做法明细表

楼层	类别	部位	数量	单位	型号规格	做法
一层	天花	一层门厅天花	52.9	平方米	2.0mm厚	白色乳胶漆2遍
		办公室天花	按平面图	平方米	1.0mm厚	新增轻钢龙骨吊顶+铝扣板, 龙骨参照12J502-2 (2/ATD)
		配电房天花	按平面图	平方米		腻子二遍
		雨篷天花	按平面图	平方米		腻子二遍
	墙体	办公室内墙	按平面图	平方米	2.0mm厚	白色乳胶漆2遍, 局部腻子脱落处补腻子二遍, 每个办公室补腻子面积按2平方
		配电房内墙	按平面图	平方米		腻子二遍, 白色乳胶漆2遍
	防水	雨篷屋面防水补漏	37	平方米		拆除原有防水层, 1.5厚聚氨酯防水涂料+3厚改性沥青防水卷材
	插座	办公室插座	19	个		更换办公室5孔插座, 整理线槽
	龙头	卫生间、洗手盘龙头	5	个		更换洗手盘水龙头3个, 厕所水龙头2个, DN15
	换锁芯	西面阳台门、办公室门	4	套		西面阳台门、办公室门更换锁芯
	换门锁	办公室、卫生间门锁	5	套		更换办公室门锁3套、卫生间门锁2套
	门漆	办公室门喷漆	4	扇		办公室门打磨清理, 喷铁红醇酸防锈底漆二遍;
	门牌	办公室门牌	4	个		更换办公室门牌4个
	栏杆喷漆	西面楼梯栏杆喷漆	按平面图	米		楼梯栏杆打磨清理, 喷铁红醇酸防锈底漆二遍;
	更换电箱	配电房更换电箱电表	1	套		更换电箱300*500及电表一套
	更换灯	配电房、走廊、卫生间、大门	8	盏		更换走廊灯3盏, 卫生间灯3盏, 大门头和配电房灯各1盏。LED吸顶灯20W
	门窗	门厅更换不锈钢钢化玻璃门	11.52	平方米	12mm厚	拆除原有玻璃门, 更换不锈钢12mm厚钢化玻璃门
	室内地砖	办公室室内地砖更换	3.0	平方米		凿除原有8厚瓷砖及30厚砂浆, 30厚1:3干硬性水泥砂浆贴8厚600*600同色瓷砖
大理石更换	雨篷与旗台大理石更换	2.0	平方米		拆除原有旧大理石, 更换18厚岑溪红大理石	

二层维修维护做法明细表

楼层	类别	部位	数量	单位	型号规格	做法
二层	天花	办公室天花	按平面图	平方米	1.0mm厚	新增轻钢龙骨吊顶+铝扣板, 龙骨参照12J502-2 (2/ATD)
		配电房天花	按平面图	平方米		腻子二遍
	墙体	办公室内墙	按平面图	平方米	2.0mm厚	白色乳胶漆2遍, 办公室4补腻子面积按2平方
		配电房内墙	按平面图	平方米		腻子二遍, 白色乳胶漆2遍
	插座	办公室插座	49	个		更换办公室5孔插座, 整理线槽
	龙头	卫生间龙头	1	个		更换卫生间龙头1个, DN15
	栏杆喷漆	西面楼梯栏杆喷漆	按平面图	米		楼梯栏杆打磨清理, 喷铁红醇酸防锈底漆二遍;
	更换电箱	配电房更换电箱	1	个		更换电箱300*500
	更换灯1	配电房更换灯	1	盏		更换LED吸顶灯20W
	门窗	卫生间更换铝合金玻璃门	1	扇	700*2100	拆除原有门, 更换铝合金玻璃门
	桥架	更换办公室弱电桥架	3.6	米	150*400	拆除原有木板封的弱电管道, 更换为1.5厚炭黑色铝合金桥架, 整理弱电电缆
	更换灯2	办公室更换灯	14	盏		拆除原有日光灯, 结合新换吊顶更换LED平板灯30W, 600*600
	拆除吊顶	办公室3拆除原有吊顶	按平面图	平方米		办公室3需拆除原有吊顶再进行更换轻钢龙骨吊顶+铝扣板
	瓷砖更换	走廊栏板瓷砖更换	1.5	平方米		凿除原有8厚瓷砖及砂浆, 抹1:2水泥砂浆15厚贴8厚300*300灰白色瓷砖
	换门锁	办公室门锁	1	套		更换办公室门锁1套
	门牌	房间门牌	7	个		更换房间门牌4个
	营房招牌	一层雨篷顶立面	1	块	9500*1300	交通行政执法牌匾(15mmPVCUV板, 15mm PVCUV LOGO+文字), 制作公司安装

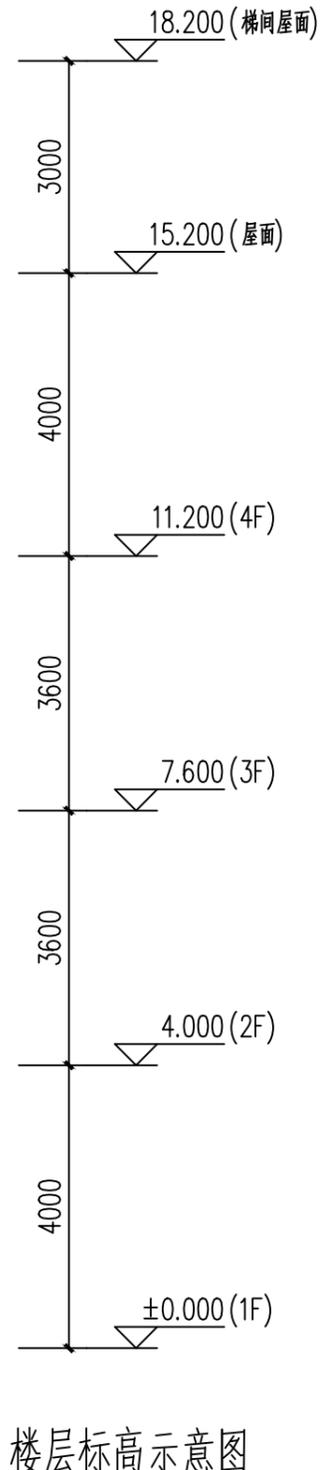

设计单位 DESIGN INSTITUTE



中设建联
ZHONG SHE JIAN LIAN

中设建联工程设计有限公司

CSCE Jianlian Engineering Design Co., Ltd

证书

建筑工程设计甲级
 证书编号: A122011001-6/1
 市政行业乙级
 证书编号: A222011008
 工程勘察专业类岩土工程(勘察)乙级
 证书编号: B222015022
 城乡规划编制乙级资质证书编号:
 证书编号: 吉自资规乙字23220030
 市政行业乙级、商物粮行业(粮食工程)专业乙级
 电力行业(新能源发电、送电、变电)专业乙级
 风景园林工程设计专项乙级、化工石化医药行业乙级

单位出图专用章 Stamp of Design Flat

注册执业专用章 Stamp of Registration

建设单位 Client	广西壮族自治区交通运输综合行政执法局		
工程名称 Project Name	钦州西收费站管理区执法营房维修维护项目		
图纸名称 Drawing Title	一层维修维护明细表 二层维修维护明细表		
业务号 Project No.	ZC-2026-GX-NNF-004		
审定 Approved by	刘峰	刘峰	
审核 Verified by	高洪艳	高洪艳	
项目负责人 Project manager	战荫宝	战荫宝	
专业负责人 Profession manager	战荫宝	战荫宝	
校对 Checked by	蒋世强	蒋世强	
设计 Designer	于越洋	于越洋	
制图 Drawn By	于越洋	于越洋	
专业 Discipline	建筑	设计阶段 Stage	测绘
版本编号 Version No.	01	图号 Drawing No.	JZ-05
比例 Scale	1:100	日期 Date	2026.02

此图纸必须经图审机构审查合格盖章

并经消防审批部门审查合格盖章后方可施工

三层维修维护做法明细表

楼层	类别	部位	数量	单位	型号规格	做法
三层	天花	办公室1、2天花	按平面图	平方米	1.0mm厚	新增轻钢龙骨吊顶+铝扣板, 龙骨参照12J502-2 (2/A10)
		配电房天花	按平面图	平方米		腻子二遍
	墙体	办公室1、2内墙	按平面图	平方米	2.0mm厚	白色乳胶漆2遍, 办公室4补腻子面积按2平方
		配电房内墙	按平面图	平方米		腻子二遍, 白色乳胶漆2遍
	插座	办公室插座	8	个		更换办公室插座, 每间4个, 整理线槽
	龙头	卫生间龙头	1	个		更换卫生间龙头1个, DN15
	栏杆喷漆	西面楼梯栏杆喷漆	按平面图	米		楼梯栏杆打磨清理, 喷铁红醇酸防锈底漆二遍;
	更换电箱	配电房更换电箱	1	个		更换电箱300*500
	更换灯1	配电房更换灯	1	盏		更换LED吸顶灯20W
	更换灯2	办公室1、2更换灯	4	盏		拆除原有日光灯, 结合新换吊顶更换LED平板灯30W, 600*600
	门窗	楼梯安装窗玻璃	2.9	平方米	6mm厚	拆除原有玻璃窗, 更换6mm厚90系列普通铝合金推拉窗
	换锁芯	办公室门	2	套		办公室更换锁芯2套
	换门锁	卫生间门锁	2	套		更换卫生间门锁2套
	门牌	办公室门牌	2	个		更换办公室门牌2个

四层、宿舍楼、食堂维修维护做法明细表

楼层	类别	部位	数量	单位	型号规格	做法
四层	门	卫生间增加铝合金玻璃门	1	扇	700*2100	新增铝合金玻璃门
		出屋面露台处更换铁皮门	1	扇	900*2100	拆除原有破旧门, 更换为普通铁皮门
	门牌	房间门牌	2	个		更换房间门牌2个
	插座	小会议室插座	10	个		更换小会议室插座, 整理线槽
	换门锁	房间门锁	1	套		更换房间门锁1套
	更换灯	会议室换灯	14	盏		更换会议室筒灯14盏, LED灯15W
屋面	防水	楼梯屋面防水补漏	28	平方米		拆除原有防水、保温、隔热层, 1.5厚聚氨酯防水涂层两遍+3厚改性沥青防水卷材
宿舍楼	内墙面	露台屋面防水补漏	25.1	平方米		拆除原有防水、保温、隔热层, 1.5厚聚氨酯防水涂层两遍+3厚改性沥青防水卷材
食堂	大理石案台	阳台内墙	4	平方米		漏水处补腻子二遍, 白色乳胶漆2遍, 每间宿舍按4平米整改, 共18间宿舍
		新增大理石案台	6	米		新增大理石带下柜案台成品订购, 高750, 宽600, 长6000,

设计单位 DESIGN INSTITUTE



中设建联
ZHONG SHE JIAN LIAN

中设建联工程设计有限公司

CSCE Jianlian Engineering Design Co., Ltd

证书

建筑工程设计甲级
 证书编号: A122011001-6/1
 市政行业乙级
 证书编号: A222011008
 工程勘察专业类岩土工程(勘察)乙级
 证书编号: B222015022
 城乡规划编制乙级资质证书编号:
 证书编号: 吉自资规乙字23220030
 市政行业乙级、商物粮行业(粮食工程)专业乙级
 电力行业(新能源发电、送电、变电)专业乙级
 风景园林工程设计专项乙级、化工石化医药行业乙级

单位出图专用章 Stamp of Design Flat

注册执业专用章 Stamp of Registration

建设单位 Client 广西壮族自治区交通运输综合行政执法局

工程名称 Project Name 钦州西收费站管理区执法营房维修维护项目

图纸名称 Drawing Title 三层维修维护明细表
四层、宿舍楼、食堂维修维护明细表

业务号 Project No. ZC-2026-GX-NNF-004

审定 Approved by 刘峰

审核 Verified by 高洪艳

项目负责人 Project manager 战荫宝

专业负责人 Profession manager 战荫宝

校对 Checked by 蒋世强

设计 Designer 于越洋

制图 Drawn By 于越洋

专业 Discipline 建筑 设计阶段 Stage 施工

版本编号 Version No. 01 图号 Drawing No. JZ-06

比例 Scale 1:100 日期 Date 2026.02

此图纸必须经图审机构审查合格盖章

并经消防审批部门审查合格盖章后方可施工

其它维修维护电气设备材料表

序号	名称	数量	单位	型号规格	备注
1	4平方电源线	300	米	4平方线	4平方电源线: 150米×2条×3元/米
2	2.5平方双色线	150	米	2.5平方线	2.5平方双色线: 150米×1条
3	塑料线槽	150	米	24X14mm	塑料线槽24X14mm
4	4U机柜、机架	2	台	4U 九振	规格:4U 九振
5	15U机柜、机架	1	台	15U 九振	规格:15U 九振
6	路由器	1	台	双AN口	双AN口路由器 RG-EG310G-E
7	不带网管交换机	18	台	8口	8口1000I不带网管RG-ES08G 房间接入交换机
8	带网管交换机	18	台	8口	8口1000I带网管RG-ES08G 房间接入交换机
9	汇聚交换机	1	台	16口	16口1000I带网管 RG-HBS3000-16GT2SFP信息插座
10	信息插座	21	个	2口	规格:2口明装
11	超5类1000I网线	5	箱	1000I网线	超5类1000I网线

设计单位 DESIGN INSTITUTE



中设建联
ZHONG SHE JIAN LIAN

中设建联工程设计有限公司

CSCE Jianlian Engineering Design Co., Ltd

证书

建筑工程设计甲级
 证书编号: A122011001-6/1
 市政行业乙级
 证书编号: A222011008
 工程勘察专业类岩土工程(勘察)乙级
 证书编号: B222015022
 城乡规划编制乙级资质证书编号:
 证书编号: 吉自资规乙字23220030
 市政行业乙级、商物粮行业(粮食工程)专业乙级
 电力行业(新能源发电、送电、变电)专业乙级
 风景园林工程设计专项乙级、化工石化医药行业乙级

单位出图专用章 Stamp of Design Flat

注册执业专用章 Stamp of Registration

建设单位 Client 广西壮族自治区交通运输综合行政执法局

工程名称 Project Name 钦州西收费站管理区执法营房维修维护项目

图纸名称 Drawing Title 其它维修维护电气设备材料表

业务号 Project No. ZC-2026-GX-NNF-004

审定 Approved by 刘峰

审核 Verified by 高洪艳

项目负责人 Project manager 战荫宝

专业负责人 Profession manager 战荫宝

校对 Checked by 蒋世强

设计 Designer 于越洋

制图 Drawn By 于越洋


专业 Discipline 建筑 设计阶段 Stage 施工

版本编号 Version No. 01 图号 Drawing No. JZ-07

比例 Scale 1:100 日期 Date 2026.02

此图纸必须经图审机构审查合格盖章




并经消防审批部门审查合格盖章后方可施工

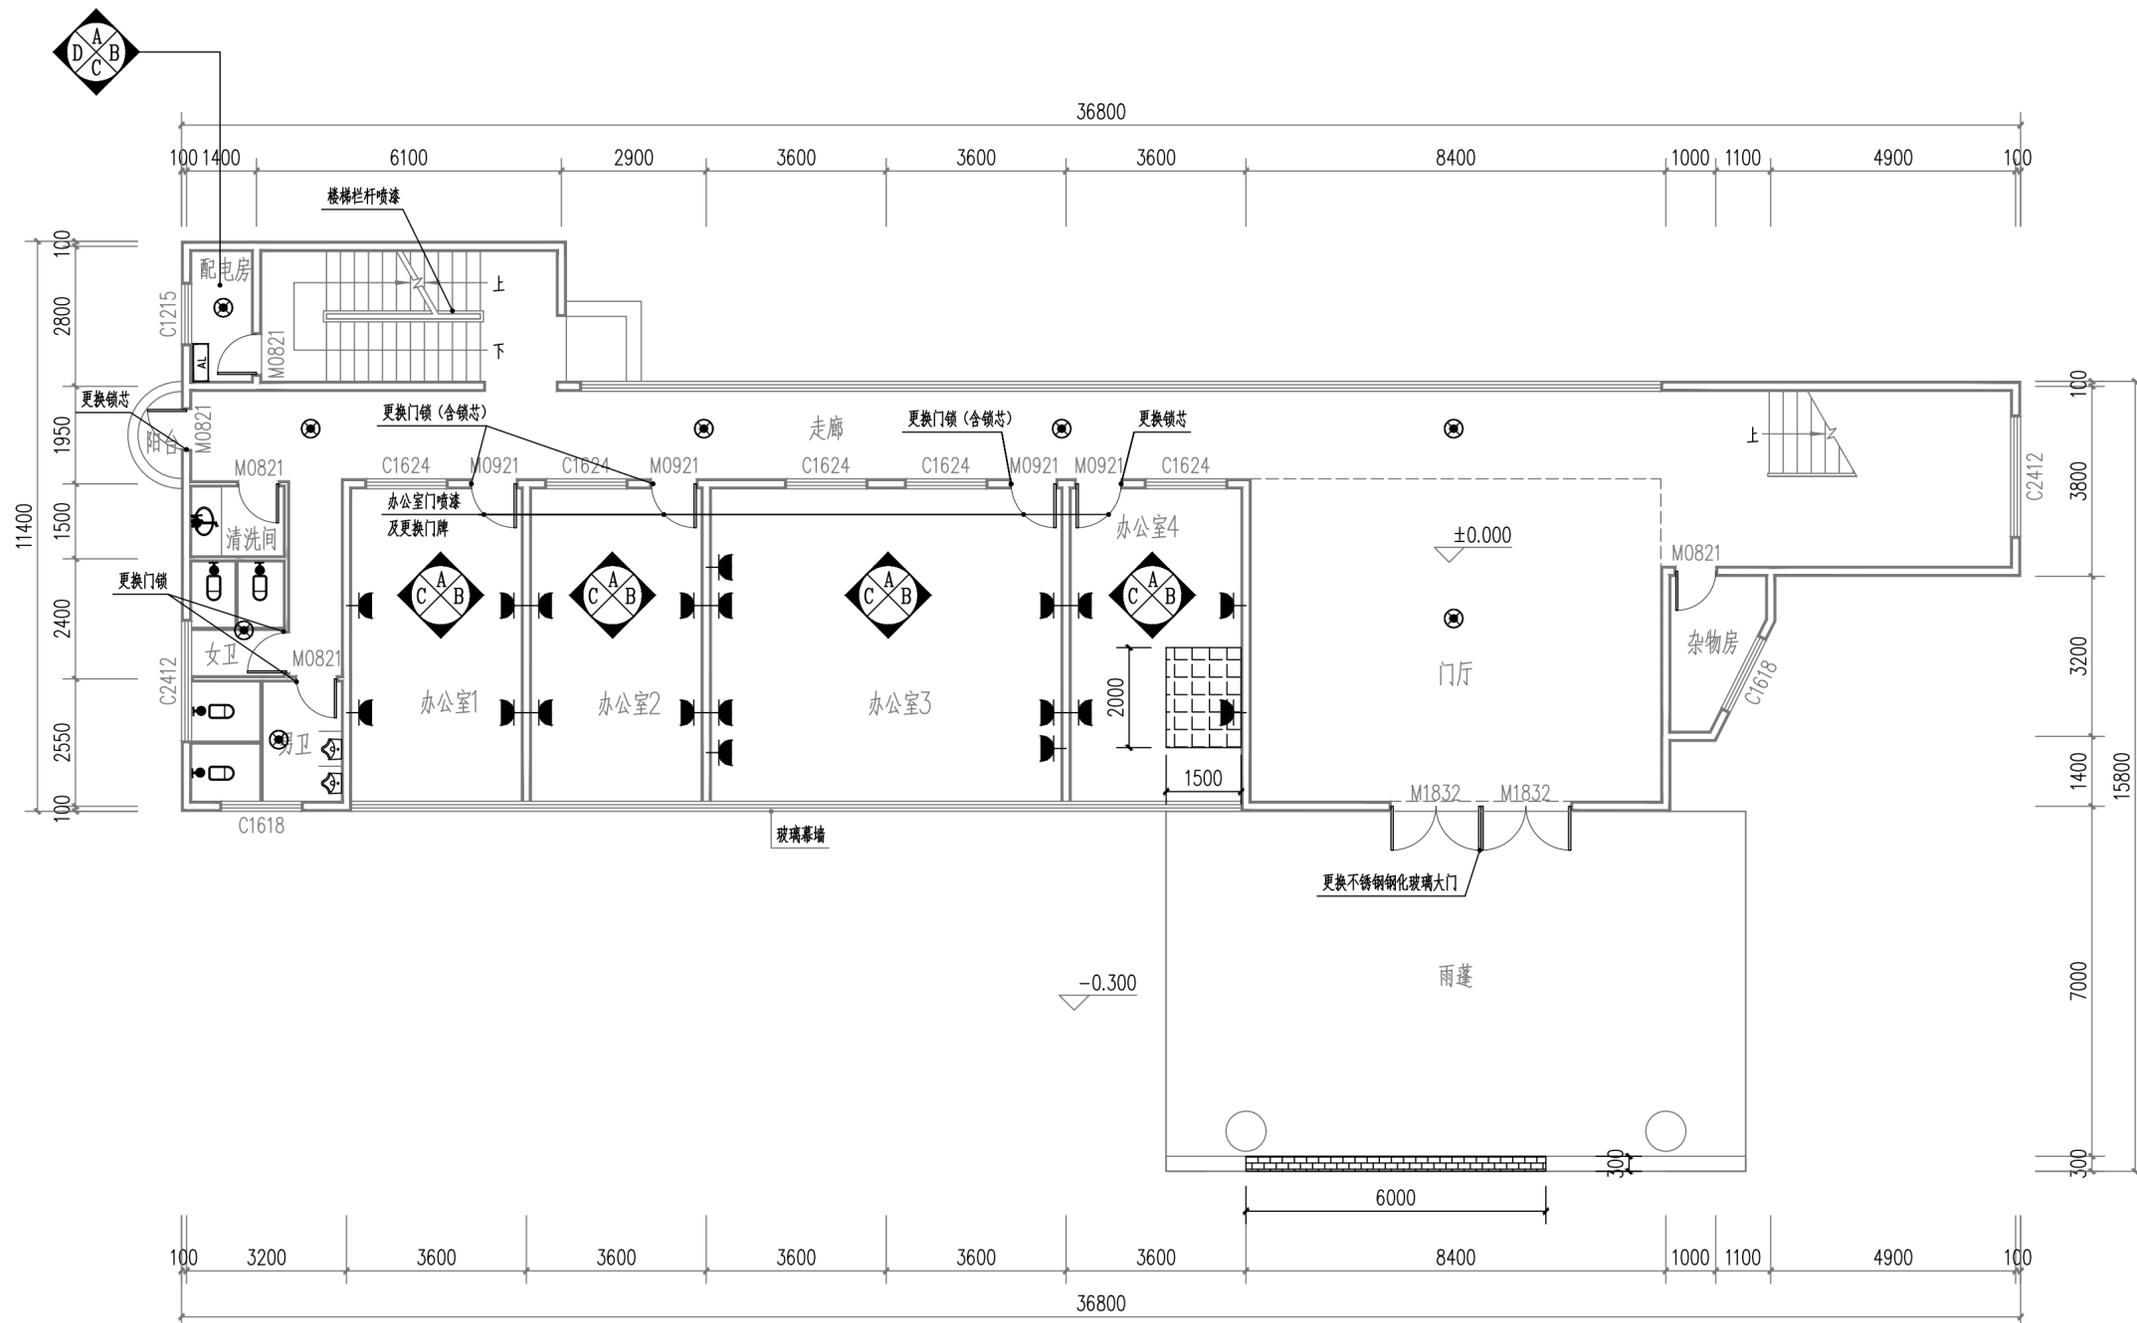


一层维修平面图 1:100

图例:

 - 刷白色乳胶漆墙面指引
- 更换办公室5孔插座
- 更换卫生间龙头
- 配电房更换电箱
- 更换灯吸顶灯
- 室内地砖更换
- 大理石更换

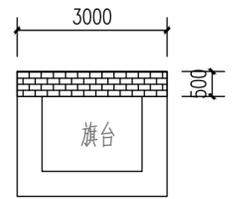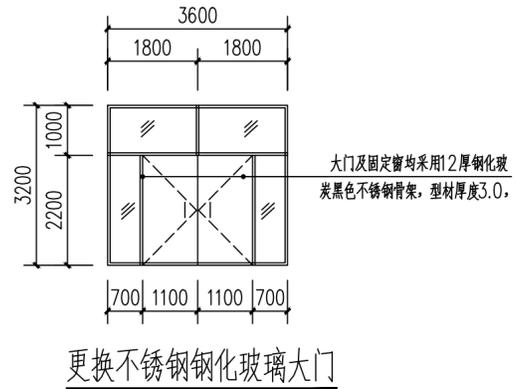



备注 Comments	
导图 GENERAL DRAWINGS	
联系电话 刘院长: 17649881111	
审核 Verified by	校对 Checked by
设计 Designer	制图 Drawn By
设计单位 DESIGN INSTITUTE	
<p>中设建联 ZHONG SHE JIAN LIAN</p> <p>中设建联工程设计有限公司</p>	
CSCE Jianlian Engineering Design Co., Ltd	
证书	建筑工程设计甲级 证书编号: A122011001-6/1 市政行业乙级 证书编号: A222011008 工程勘察专业类岩土工程(勘察)乙级 证书编号: B222015022 城乡规划编制乙级资质证书编号: 证书编号: 吉自资规乙字23220030 市政行业乙级、商物换行业(粮食工程)专业乙级 电力行业(新能源发电、送电、变电)专业乙级 风景园林工程设计专项乙级、化工石化医药行业乙级
单位出图专用章	Stamp of Design Flat
注册执业专用章	Stamp of Registration
建设单位 Client	广西壮族自治区交通运输综合行政执法局
工程名称 Project Name	钦州西收费站管理区执法营房 维修维护项目
图纸名称 Drawing Title	一层维修平面图
业务号 Project No.	ZC-2026-GX-NNF-004
审定 Approved by	刘峰
审核 Verified by	高洪艳
项目负责人 Project manager	战荫宝
专业负责人 Profession manager	战荫宝
校对 Checked by	蒋世强
设计 Designer	于越洋
制图 Drawn By	于越洋
专业 Discipline	建筑
设计阶段 Stage	施设
版本编号 Version No.	01
图号 Drawing No.	JZ-08
比例 Scale	1:100
日期 Date	2026.02
此图纸须经纸质审图机构审查合格盖章 并经消防审图部门审查合格盖章后方可施工	

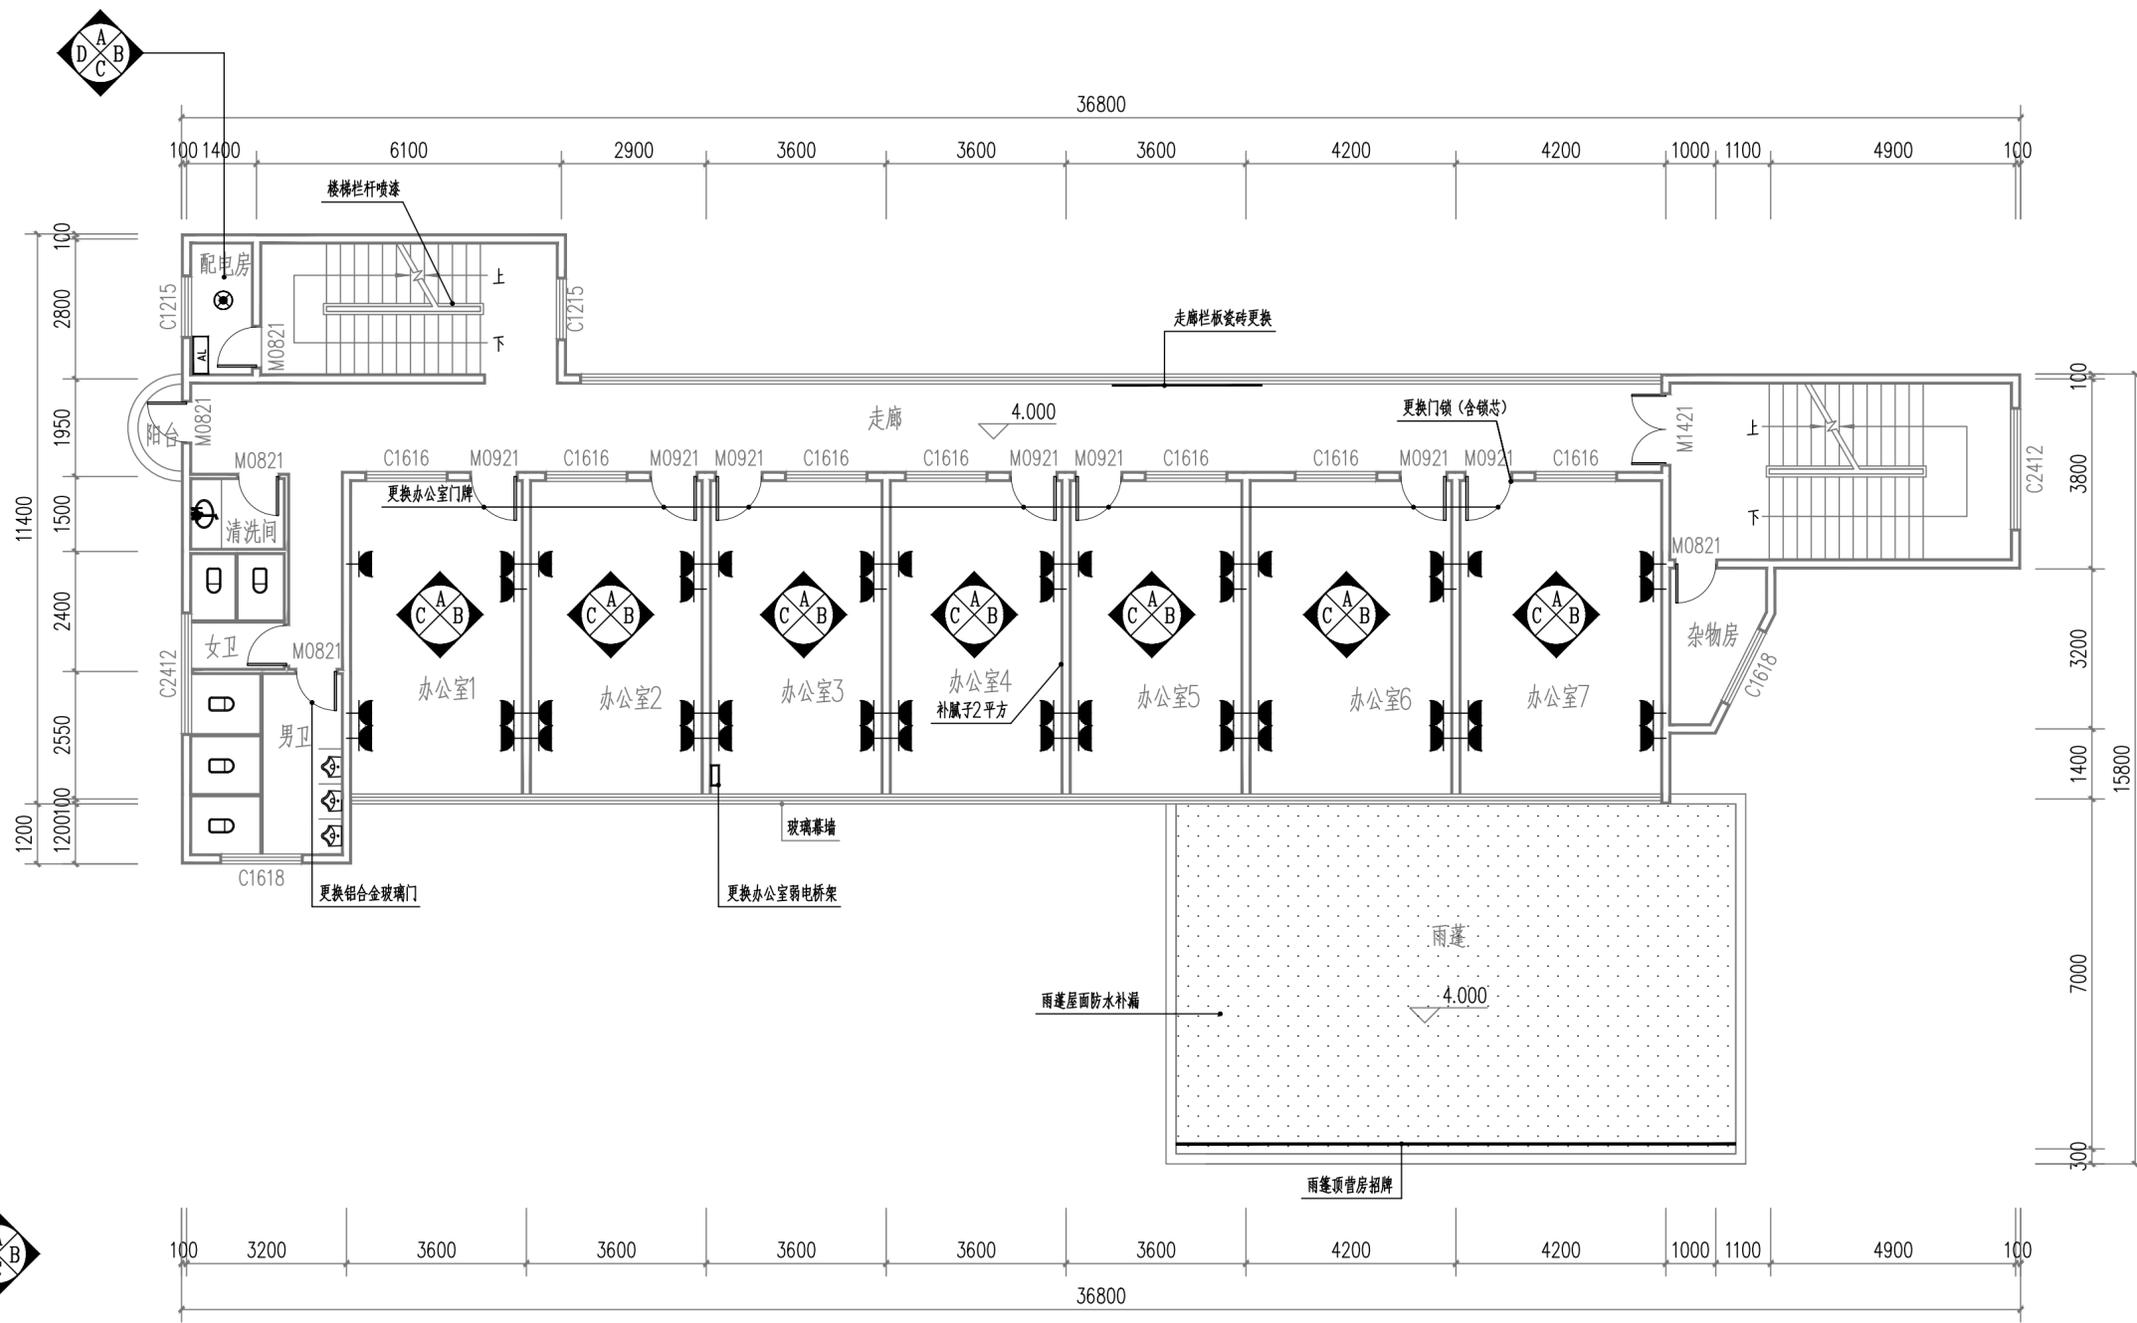

- 图例:
- 刷白色乳胶漆墙面指引
 - 更换办公室5孔插座
 - 更换卫生间龙头
 - 配电房更换电箱
 - 更换灯吸顶灯
 - 屋面防水补漏

二层维修平面图 1:100

备注 Comments	
导图 GENERAL DRAWINGS	
联系电话 刘院长: 17649881111	
审核 Verified by	校对 Checked by
设计 Designer	制图 Drawn By
设计单位 DESIGN INSTITUTE	
 中设建联 ZHONG SHE JIAN LIAN 中设建联工程设计有限公司	
CSCE Jianlian Engineering Design Co., Ltd	
证书	建筑工程设计甲级 证书编号: A122011001-6/1 市政行业乙级 证书编号: A222011008 工程勘察专业类岩土工程(勘察)乙级 证书编号: B222015022 城乡规划编制乙级资质证书编号: 证书编号: 吉自资规乙字23220030 市政行业乙级、商物换行业(粮食工程)专业乙级 电力行业(新能源发电、送电、变电)专业乙级 风景园林工程设计专项乙级、化工石化医药行业乙级
单位出图专用章	Stamp of Design Flat
注册执业专用章	Stamp of Registration
建设单位 Client	广西壮族自治区交通运输综合行政执法局
工程名称 Project Name	钦州西收费站管理区执法营房维护项目
图名 Drawing Title	二层维修平面图
业务号 Project No.	ZC-2026-GX-NNF-004
审定 Approved by	刘峰
审核 Verified by	高洪艳
项目负责人 Project manager	战荫宝
专业负责人 Profession manager	战荫宝
校对 Checked by	蒋世强
设计 Designer	于越洋
制图 Drawn By	于越洋
专业 Discipline	建筑
设计阶段 Stage	施工图
版本编号 Version No.	01
图号 Drawing No.	JZ-09
比例 Scale	1:100
日期 Date	2026.02
此图须经设计单位审核合格盖章 并经消防审批部门审查合格盖章后方可施工	

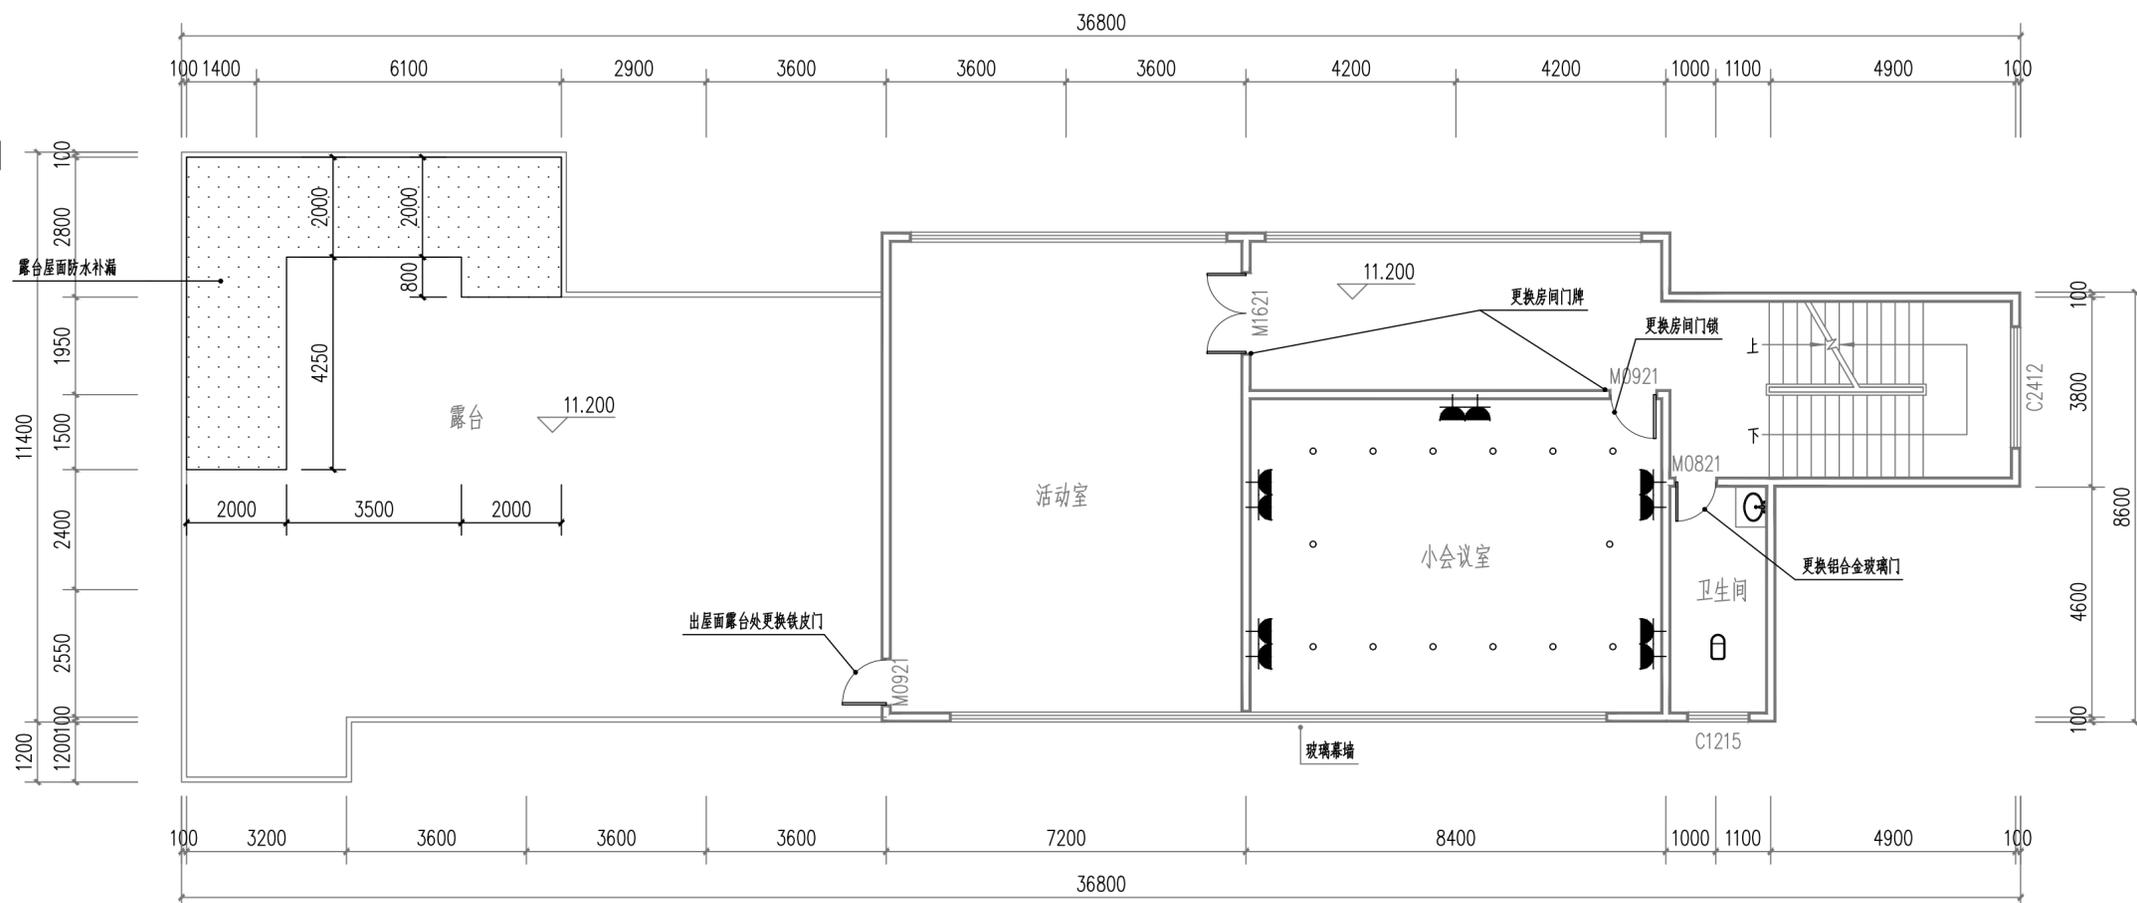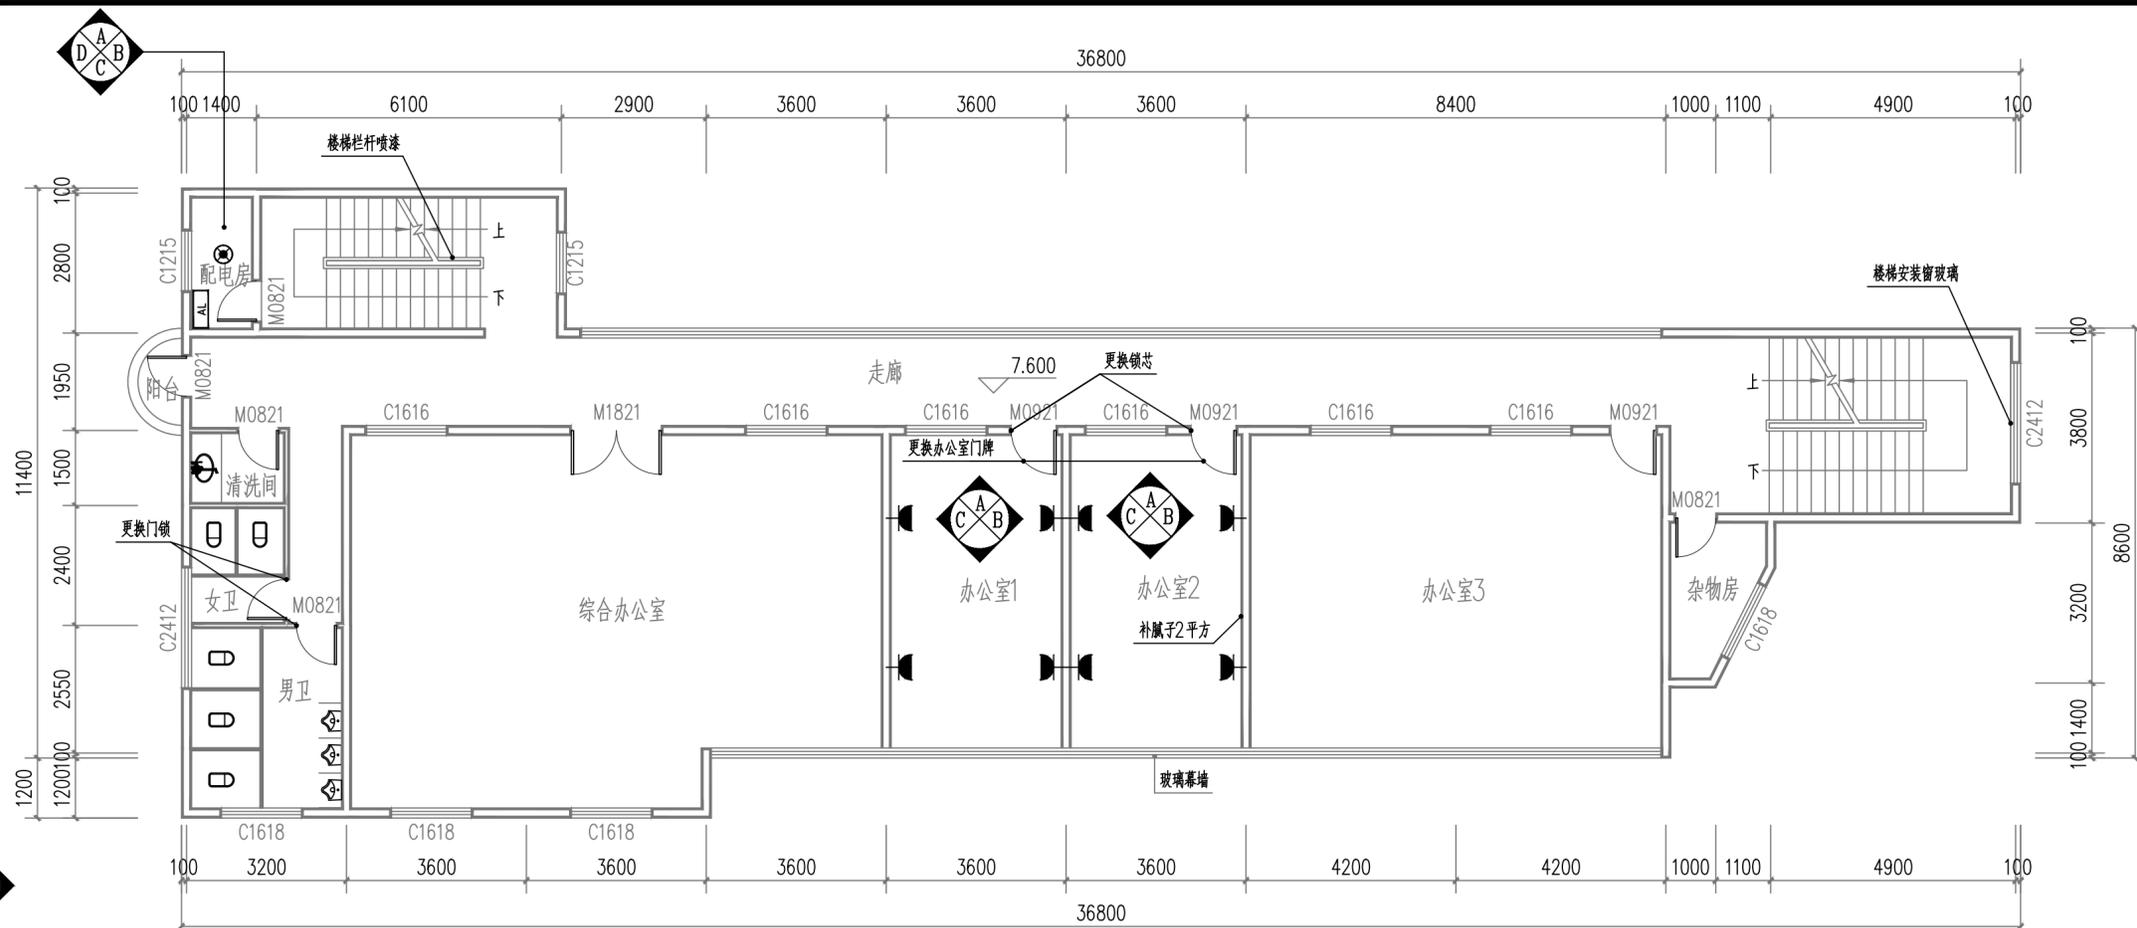

备注 Comments	
导图 GENERAL DRAWINGS	
联系电话: 刘院长: 17649881111	
审核	校对
Verified by	Checked by
设计	制图
Designer	Drawn By
设计单位 DESIGN INSTITUTE	
<p>中设建联 ZHONG SHE JIAN LIAN</p> <p>中设建联工程设计有限公司</p>	
CSCE Jianlian Engineering Design Co., Ltd	
证书	<p>建筑工程设计甲级 证书编号: A122011001-6/1 市政行业乙级 证书编号: A222011008 工程勘察专业类岩土工程(勘察)乙级 证书编号: B222015022 城乡规划编制乙级资质证书编号: 证书编号: 吉自资规乙字23220030 市政行业乙级、商物换行业(粮食工程)专业乙级 电力行业(新能源发电、送电、变电)专业乙级 风景园林工程设计专项乙级、化工石化医药行业乙级</p>
单位出图专用章 Stamp of Design Flat	
注册执业专用章 Stamp of Registration	
建设单位	广西壮族自治区交通运输综合行政执法局
Client	
工程名称	钦州西收费站管理区执法营房
Project Name	维修维护项目
图纸名称	三层维修平面图
Drawing Title	四层维修平面图
业务号	ZC-2026-GX-NNF-004
Project No.	
审定	刘峰
Approved by	刘峰
审核	高洪艳
Verified by	高洪艳
项目负责人	战荫宝
Project manager	战荫宝
专业负责人	战荫宝
Professional manager	
校对	蒋世强
Checked by	蒋世强
设计	于越洋
Designer	于越洋
制图	于越洋
Drawn By	于越洋
专业	建筑
Discipline	设计阶段
	Stage
	施工
版本编号	01
Version No.	图号
	JZ-10
比例	1:100
Scale	日期
	2026.02
此图纸须经图纸审核合格盖章	
并经消防审批部门审查合格盖章后方可施工	



中设建联
ZHONG SHE JIAN LIAN

中设建联工程设计有限公司

CSCE Jianlian Engineering Design Co., Ltd

证书

建筑工程设计甲级
证书编号: A122011001-6/1
市政行业乙级
证书编号: A222011008
工程勘察专业类岩土工程(勘察)乙级
证书编号: B222015022
城乡规划编制乙级资质证书编号:
证书编号: 吉自资规乙字23220030
市政行业乙级、商物粮行业(粮食工程)专业乙级
电力行业(新能源发电、送电、变电)专业乙级
风景园林工程设计专项乙级、化工石化医药行业乙级

单位出图专用章 Stamp of Design Flat

注册执业专用章 Stamp of Registration

建设单位 Client 广西壮族自治区交通运输综合行政执法局

工程名称 Project Name 钦州西收费站管理区执法营房维修维护项目

图纸名称 Drawing Title 屋面维修平面图

业务号 Project No. ZC-2026-GX-NNF-004

审定 Approved by 刘峰 刘峰

审核 Verified by 高洪艳 高洪艳

项目负责人 Project manager 战荫宝 战荫宝

专业负责人 Profession manager 战荫宝

校对 Checked by 蒋世强 蒋世强

设计 Designer 于越洋 于越洋


制图 Drawn By 于越洋 于越洋

专业 Discipline 建筑 设计阶段 Stage 施工

版本编号 Version No. 01 图号 Drawing No. JZ-11

比例 Scale 1:100 日期 Date 2026.02


此图纸必须经图审机构审查合格盖章
并经消防审批部门审查合格盖章后方可施工

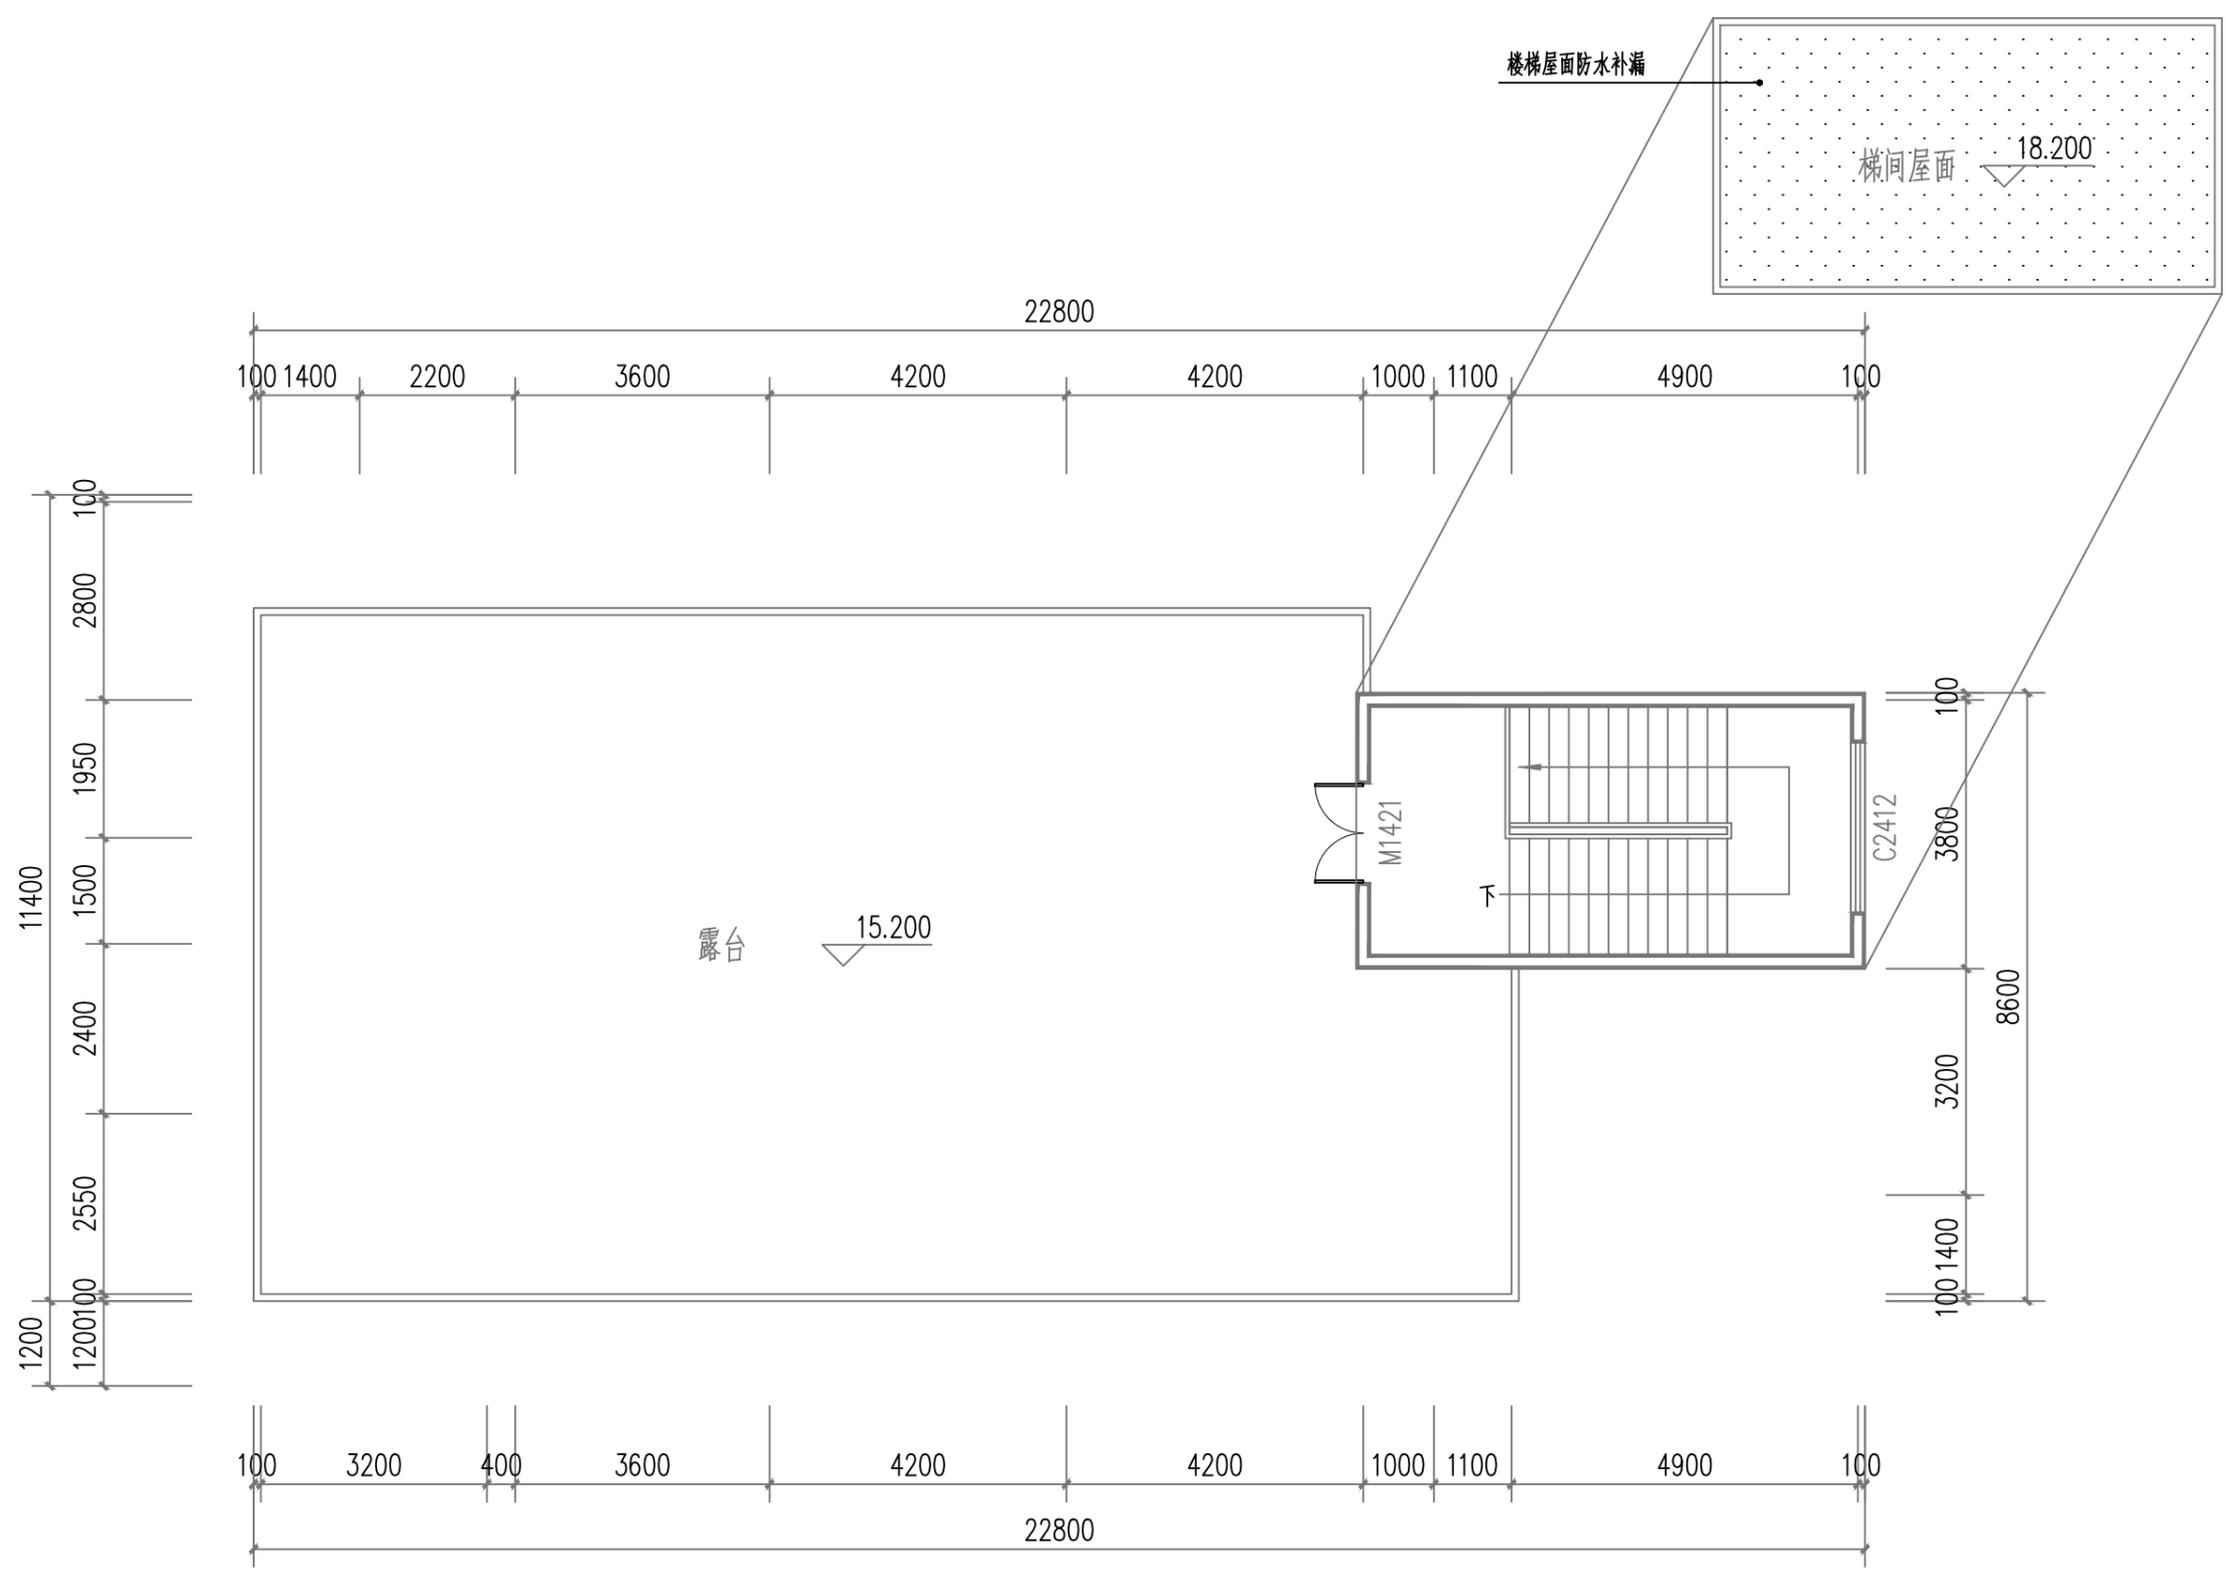

屋面维修平面图 1:100

图例:


屋面防水补漏

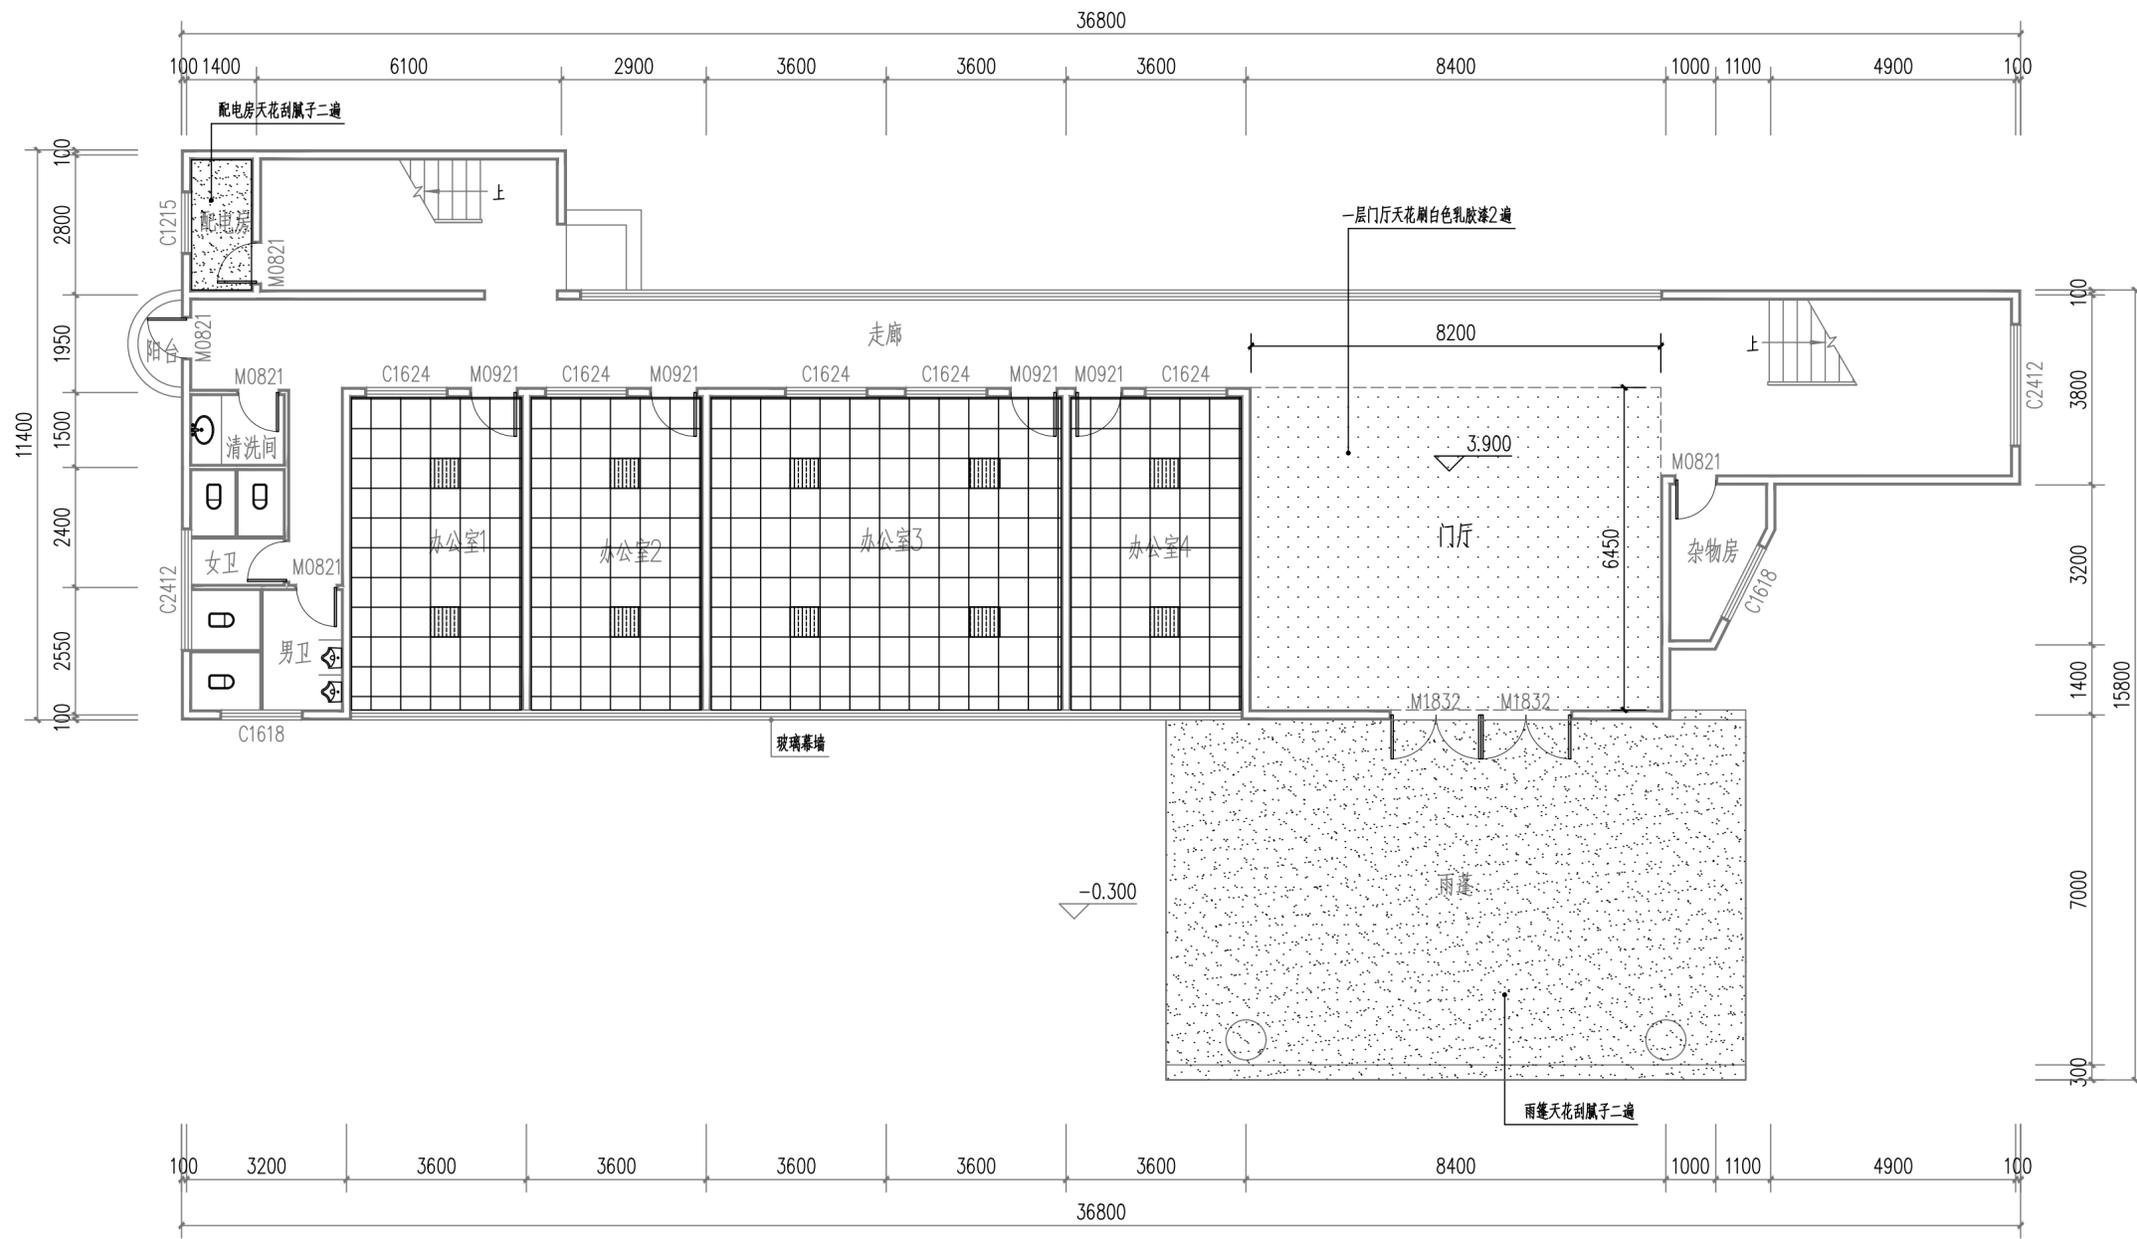

一层天花维修平面图 1:100

- 图例:
- 600X600 铝扣板天花
 - LED平板灯30W, 600*600
 - 刮腻子
 - 白色乳胶漆

备注 Comments			
导图 GENERAL DRAWINGS			
联系电话 刘院长: 17649881111			
审核 Verified by	校对 Checked by	设计 Designer	制图 Drawn By
设计单位 DESIGN INSTITUTE			
 中设建联 ZHONG SHE JIAN LIAN 中设建联工程设计有限公司			
CSCE Jianlian Engineering Design Co., Ltd			
证书	建筑工程设计甲级 证书编号: A122011001-6/1 市政行业乙级 证书编号: A222011008 工程勘察专业类岩土工程(勘察)乙级 证书编号: B222015022 城乡规划编制乙级资质证书编号: 证书编号: 吉自资规乙字23220030 市政行业乙级、商物换行业(粮食工程)专业乙级 电力行业(新能源发电、送电、变电)专业乙级 风景园林工程设计专项乙级、化工石化医药行业乙级		
单位出图专用章 Stamp of Design Flat			
注册执业专用章 Stamp of Registration			
建设单位 Client	广西壮族自治区交通运输综合行政执法局		
工程名称 Project Name	钦州西收费站管理区执法营房维护项目		
图纸名称 Drawing Title	一层天花改造平面图		
业务号 Project No.	ZC-2026-GX-NNF-004		
审定 Approved by	刘峰		
审核 Verified by	高洪艳		
项目负责人 Project manager	战荫宝		
专业负责人 Profession manager	战荫宝		
校对 Checked by	蒋世强		
设计 Designer	于越洋		
制图 Drawn By	于越洋		
专业 Discipline	建筑	设计阶段 Stage	施设
版本号 Version No.	01	图号 Drawing No.	JZ-12
比例 Scale	1:100	日期 Date	2026.02
此图纸须经纸质审图机构审查合格盖章 并经消防审图部门审查合格盖章后方可施工			

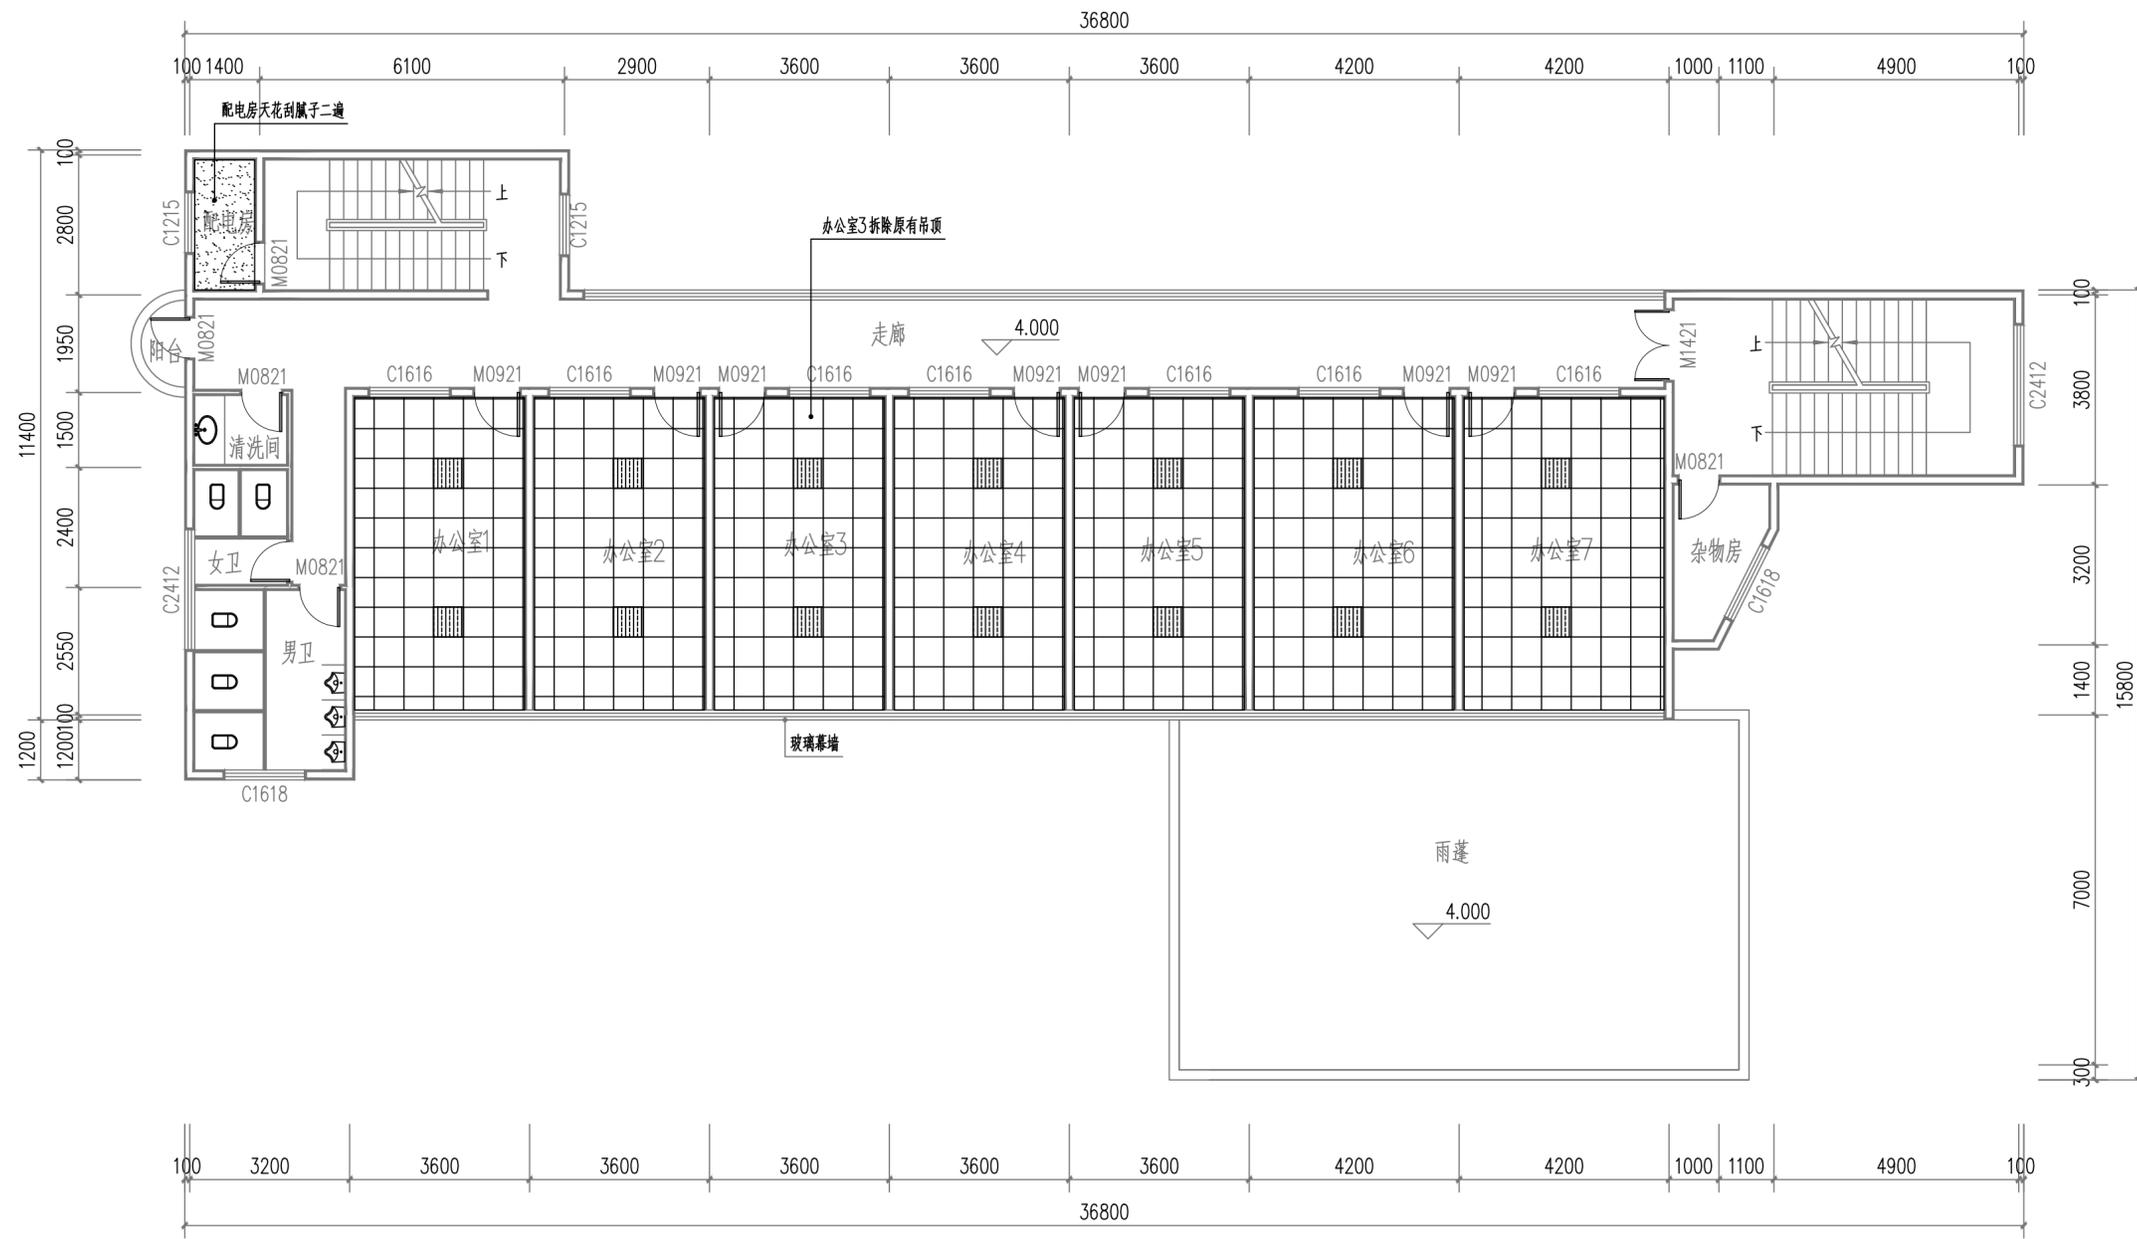

二层天花维修平面图 1:100

图例:

- 600X600 铝扣板天花
- LED平板灯30W, 600*600
- 刮腻子

备注 Comments			
导图 GENERAL DRAWINGS			
联系电话 刘院长: 17649881111			
审核 Verified by	校对 Checked by	设计 Designer	制图 Drawn By
设计单位 DESIGN INSTITUTE			
 中设建联 ZHONG SHE JIAN LIAN 中设建联工程设计有限公司			
CSCE Jianlian Engineering Design Co., Ltd			
证书	建筑工程设计甲级 证书编号: A122011001-6/1 市政行业乙级 证书编号: A222011008 工程勘察专业类岩土工程(勘察)乙级 证书编号: B222015022 城乡规划编制乙级资质证书编号: 证书编号: 吉自资规乙字23220030 市政行业乙级、商物换行业(粮食工程)专业乙级 电力行业(新能源发电、送电、变电)专业乙级 风景园林工程设计专项乙级、化工石化医药行业乙级		
单位出图专用章 Stamp of Design Flat			
注册执业专用章 Stamp of Registration			
建设单位 Client	广西壮族自治区交通运输综合行政执法局		
工程名称 Project Name	钦州西收费站管理区执法营房维护项目		
图纸名称 Drawing Title	二层天花维修平面图		
业务号 Project No.	ZC-2026-GX-NNF-004		
审定 Approved by	刘峰		
审核 Verified by	高洪艳		
项目负责人 Project manager	战荫宝		
专业负责人 Profession manager	战荫宝		
校对 Checked by	蒋世强		
设计 Designer	于越洋		
制图 Drawn By	于越洋		
专业 Discipline	建筑	设计阶段 Stage	施设
版本编号 Version No.	01	图号 Drawing No.	JZ-13
比例 Scale	1:100	日期 Date	2026.02
此图纸须经图纸审核合格盖章 并经消防审核部门审核合格盖章后方可施工			

